


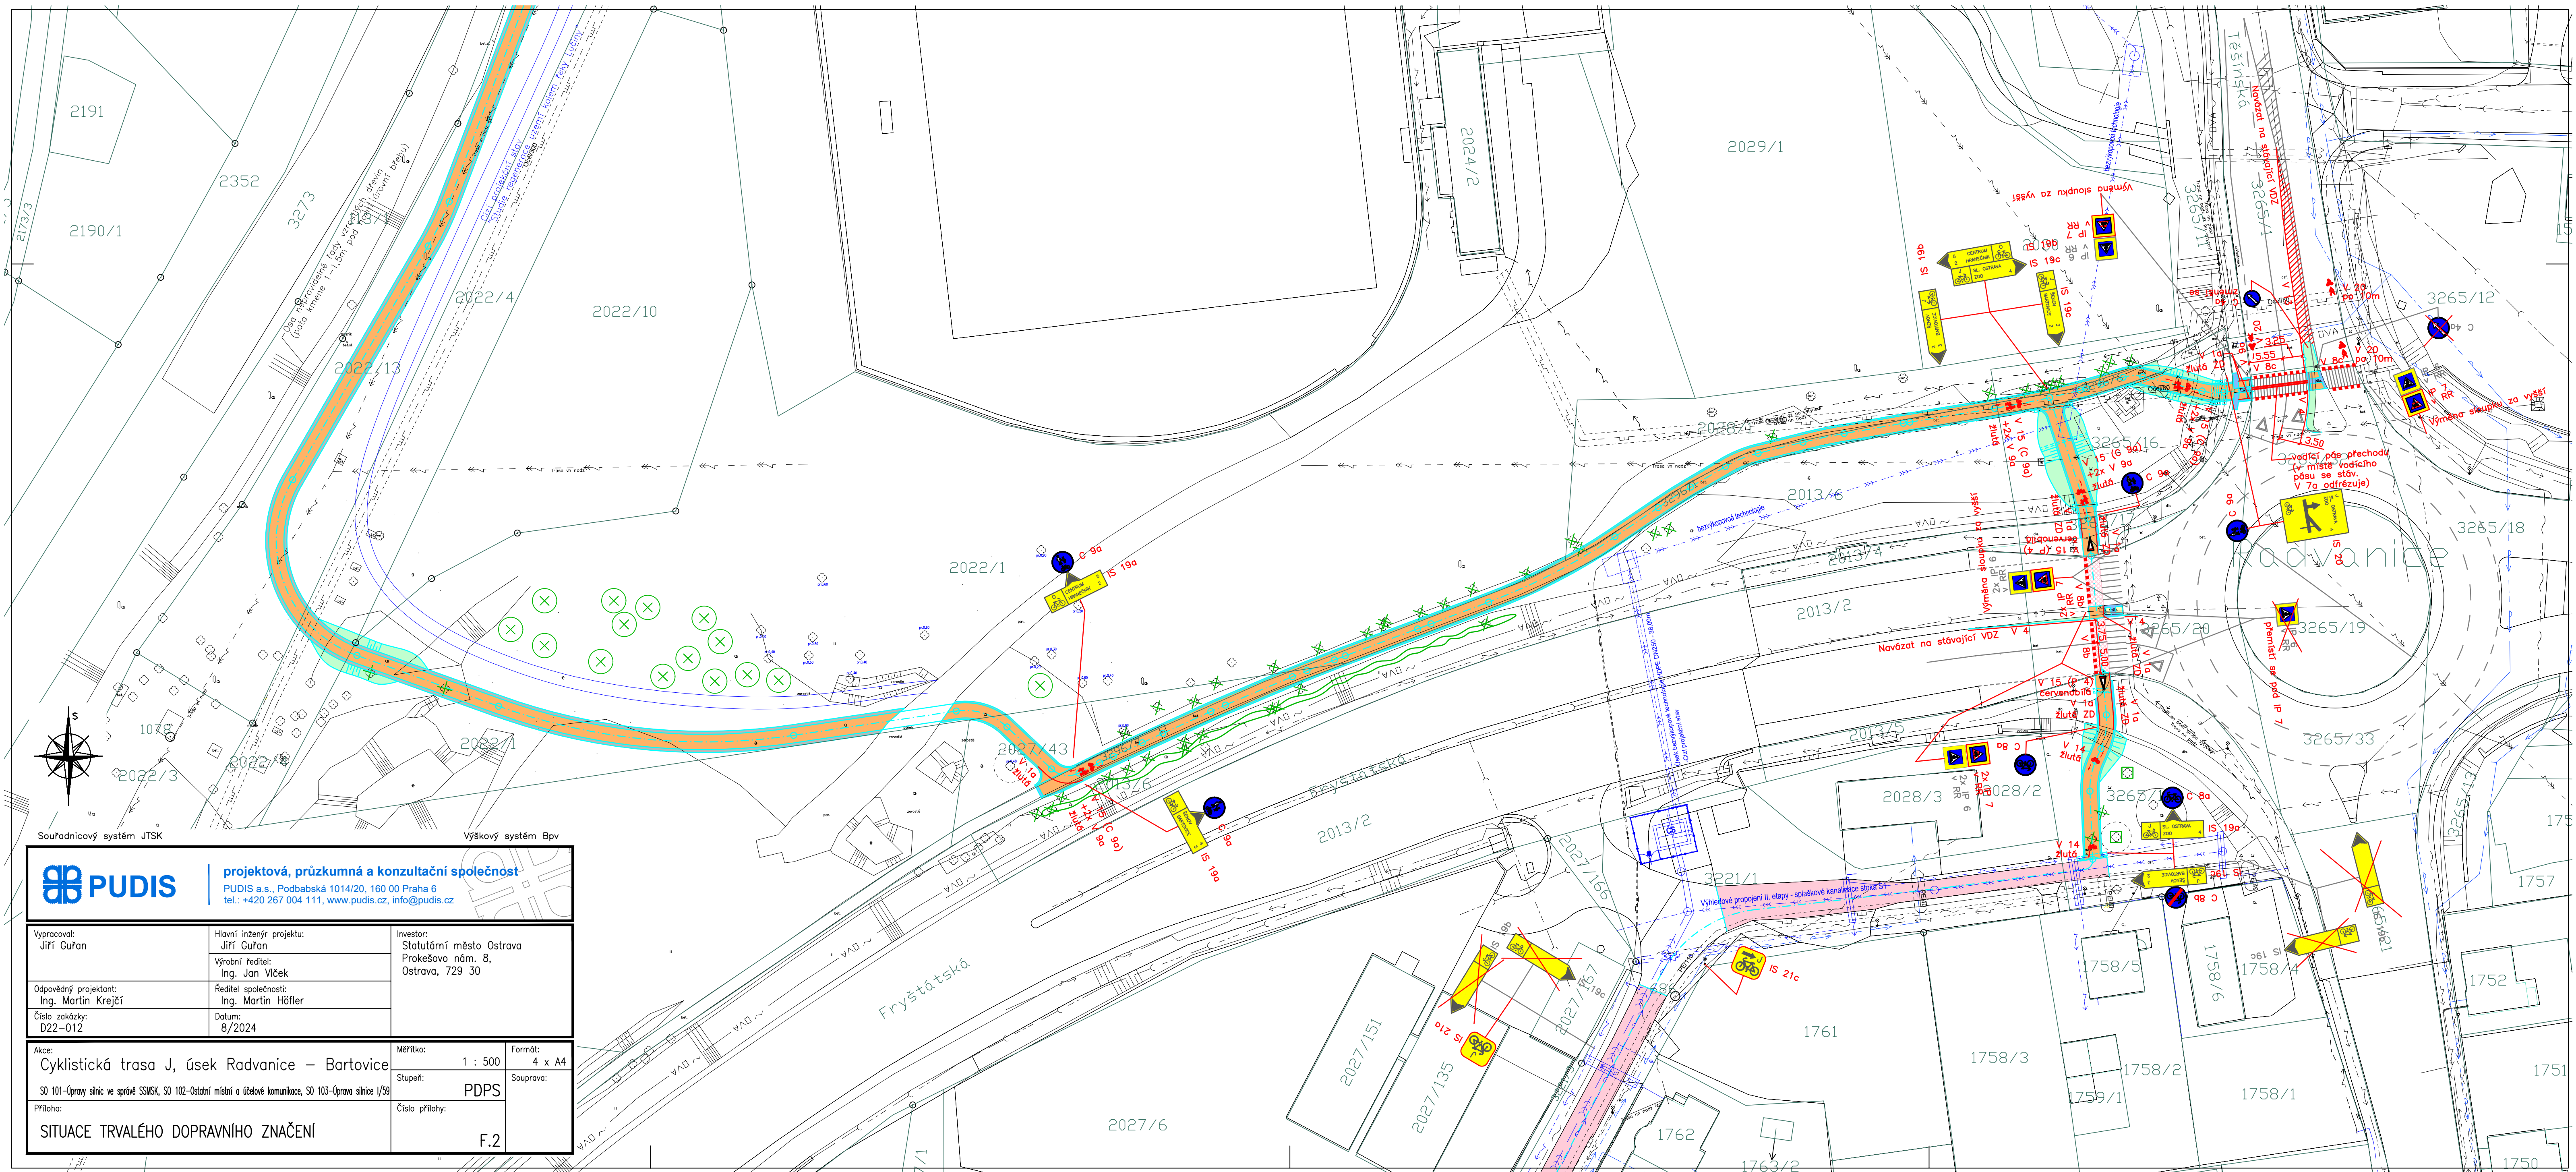

projektová, průzkumná a konzultační společnost

PUDIS a.s., Podbabská 1014/20, 160 00 Praha 6
tel.: +420 267 004 111, www.pudis.cz, info@pudis.cz

Vypracoval: Jiří Guřan	Hlavní inženýr projektu: Jiří Guřan	Investor: Statutární město Ostrava Prokešovo nám. 8, Ostrava, 729 30
Odpovědný projektant: Ing. Martin Krejčí	Výrobní ředitel: Ing. Jan Vlček	
Číslo zakázky: D22-012	Ředitel společnosti: Ing. Martin Höfler	
Datum: 8/2024		

Akce: Cyklistická trasa J, úsek Radvanice – Bartovice	Měřítko: 1 : 500	Formát: 4 x A4
SO 101-Úpravy silnic ve správě SSMK, SO 102-Ostatní místní a účelové komunikace, SO 103-Úprava silnice I/59	Stupeň: PDPS	Souprava:
Príloha: SITUACE TRVALÉHO DOPRAVNÍHO ZNAČENÍ	Číslo přílohy: F.2	