



PŮDORYS 4.NP

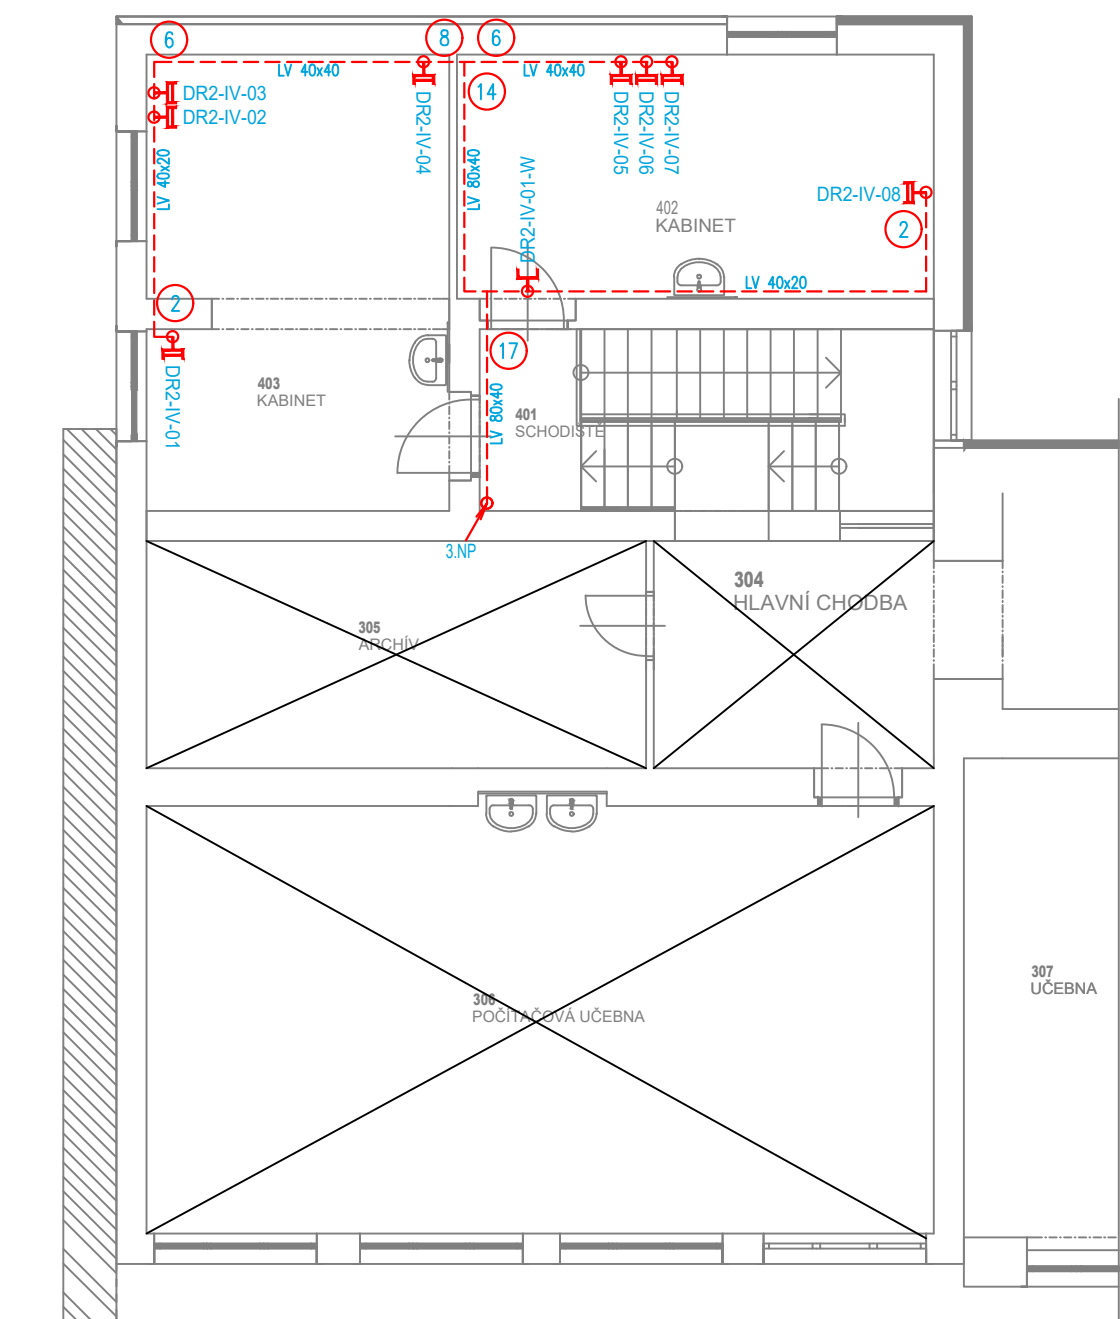

PŮDORYS 3.NP

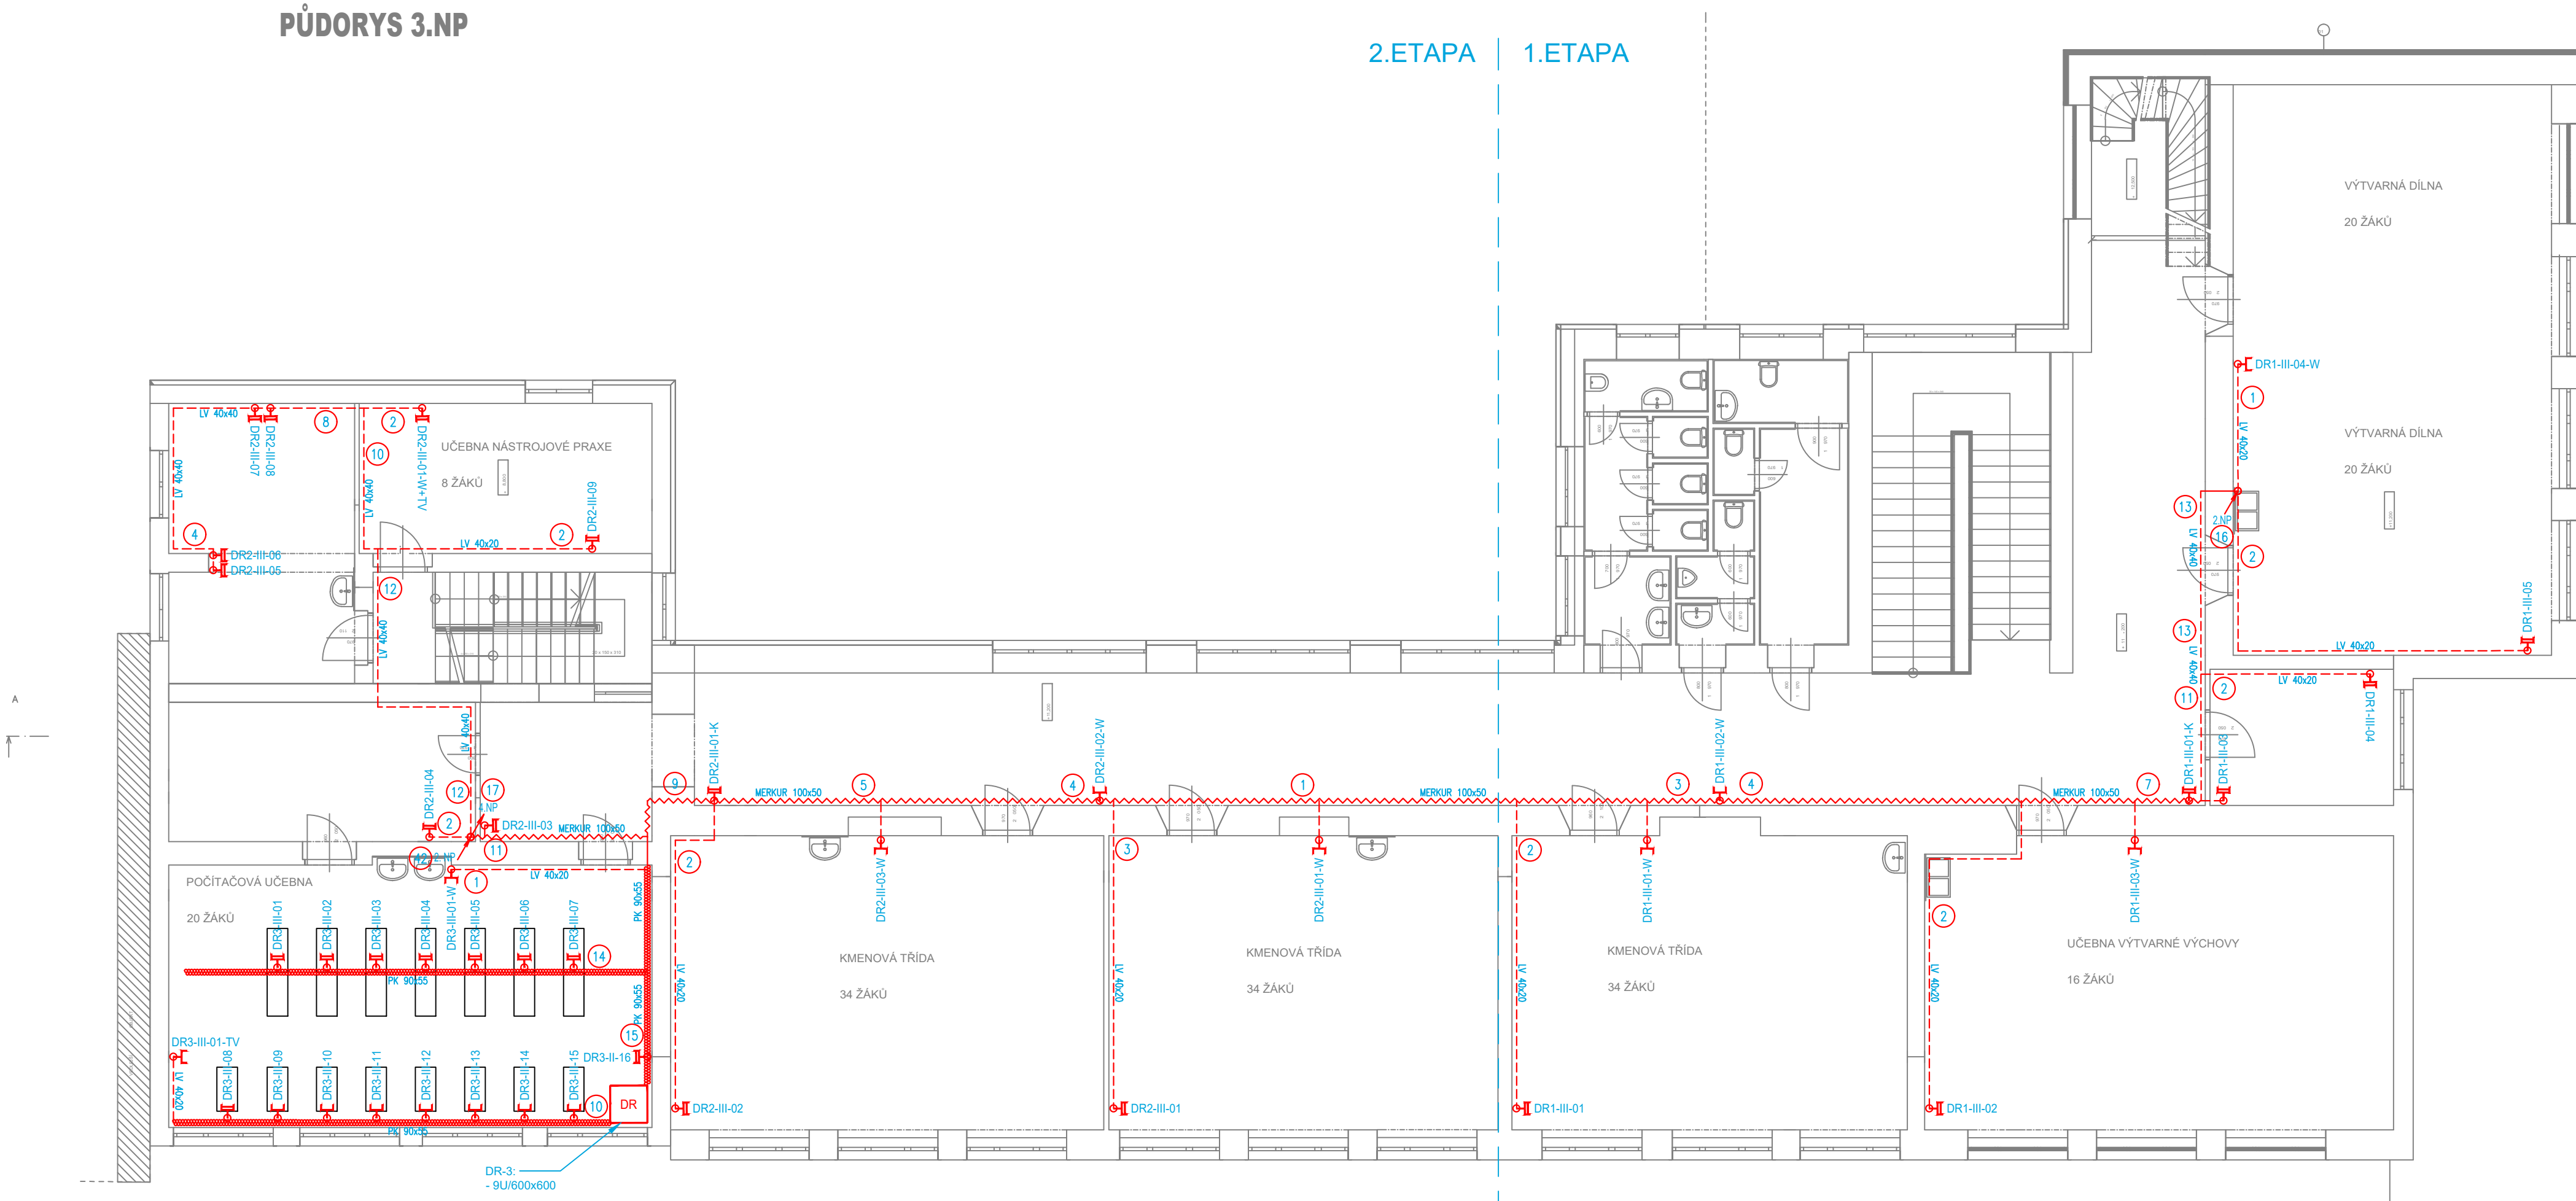

LEGENDA SK:

- DR - DATOVÝ ROZVADĚČ
- SK - ZÁSUVKA SK 2x RJ-45
- SK - ZÁSUVKA SK 1xRJ-45
- TU - SK - TELEFONNÍ ÚSTŘEDNA
- SK - TLK. ROZVADĚČ, ROZHRANÍ JTS
- CCTV - KAMERA - POUZE PŘÍPRAVA
- KABEL. TRASA NA PŘÍCHYTKÁCH NAD PODHLEDEM
- KABEL. TRASA V PVC LÚSTÁCH LV NA ZDI
- KABEL. TRASA VE ŽLABU MERKUR ZAVĚŠENA NA STROPĚ
- KRABICE PŘÍSTROJOVÁ KU 68
- SK - POČET KABELU FTP kol. 6A

OZNAČENÍ ZÁSUVKY SK:

- DR1-I-01-W
- W - ZÁSUVKA PRO PC, TELEFONY (v=0,3m)
- W - ZÁSUVKA PRO WIFI ACCESS POINT (v=2,5m)
- TK - ZÁSUVKA PRO TISKÁRNU (v=0,3m)
- K - ZÁSUVKA PRO KAMERU CCTV (v=2,5m)
- W+TV - ZÁSUVKA PRO WIFI + TELEVIZI (v=2,5m)
- TV - ZÁSUVKA PRO TELEVIZI (v=2,5m)
- DT - ZÁSUVKA PRO DOMÁCÍ TELEFON (v=1,5m)
- IT - ZÁSUVKA PRO INTERAKTIVNÍ TABULI (v=1,5m)
- MON - ZÁSUVKA PRO IP MONITOR (v=1,5m)

LEGENDA EKV - POUZE KABELOVÁ PŘÍPRAVA:

- EKV - ROZVODNÁ KRABICE 20x20x10cm
- EKV - ČTEČKA
- EKV - EL. ZÁMEK

LEGENDA DT - POUZE KABELOVÁ PŘÍPRAVA:

- DT - ELEKTRICKÝ VRÁTNÝ, TABLO IP

Projektová dokumentace k modernizaci síťové infrastruktury

Místo : Jiráskova 841/1a, Křnov 794 01
Investor : SPGŠ a SZŠ Křnov, Jiráskova 841/1a, Křnov 794 01
Stupeň : DPS
Zodp. projektant : Jan Kupec - autorizovaný technik ČKAIT v oboru technika prostředí staveb
Autor : Jan Kupec - autorizovaný technik ČKAIT v oboru technika prostředí staveb
Vypracoval : Bc. Jakub Kupec
Datum : 04/2024

Půdorys 3. a 4.NP - Jiráskova

KANCELÁŘ : KOBLOVSKÁ 343, 725 29 OSTRAVA 29 TEL : 773 435 555 E-MAIL : KUPEC.PROJEKCE@SEZNAM.CZ

KUPEC
PROJEKCE SLP

zak. č.: 2024/04D

formát: 8 x A4

měřítko: 1:100

č.v. 10