




PŮDORYS 1PP 1:50

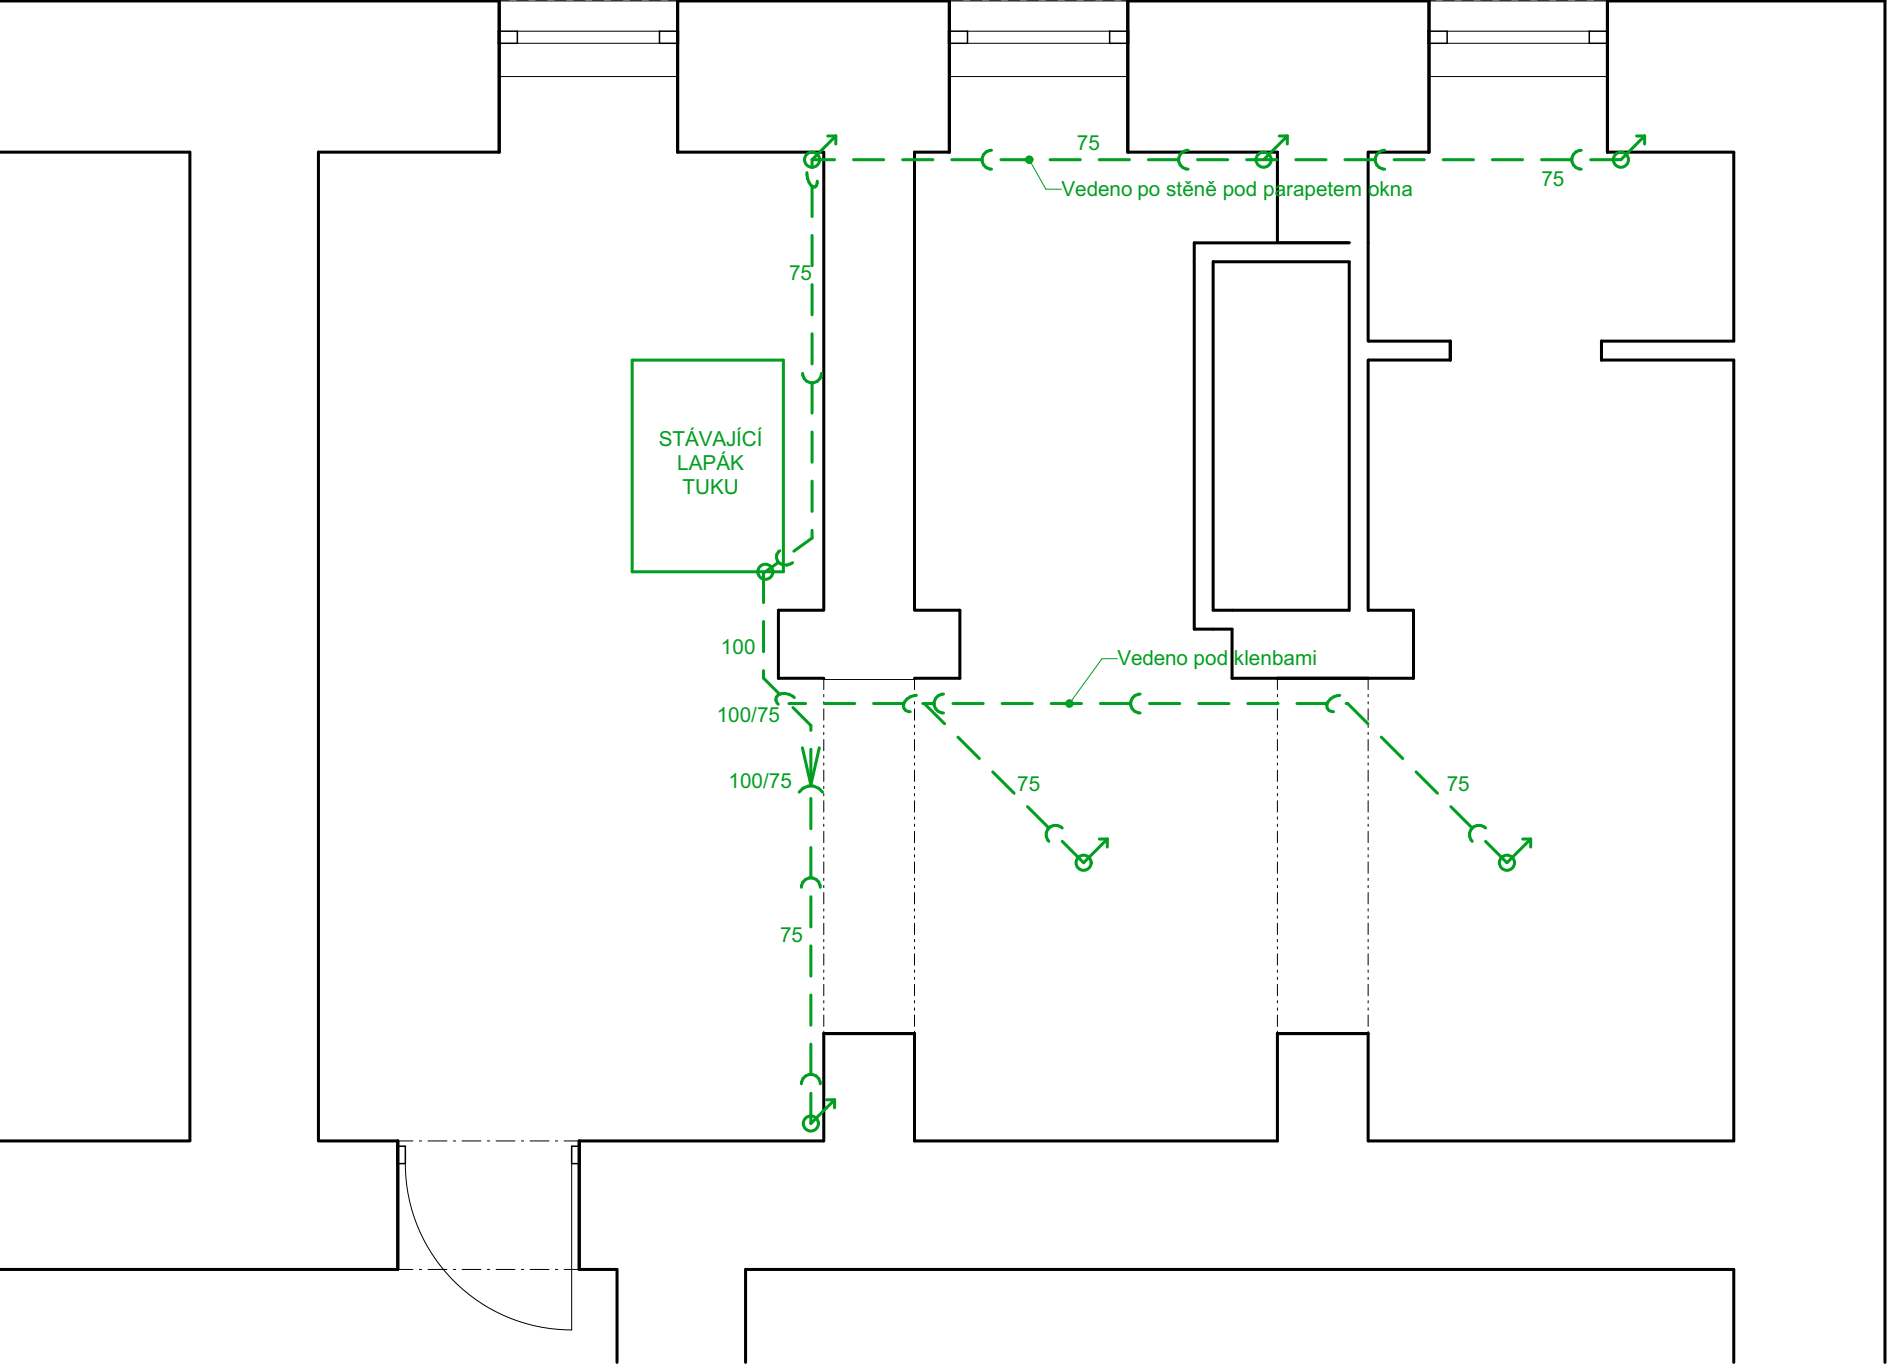


PŮDORYS 1NP 1:50

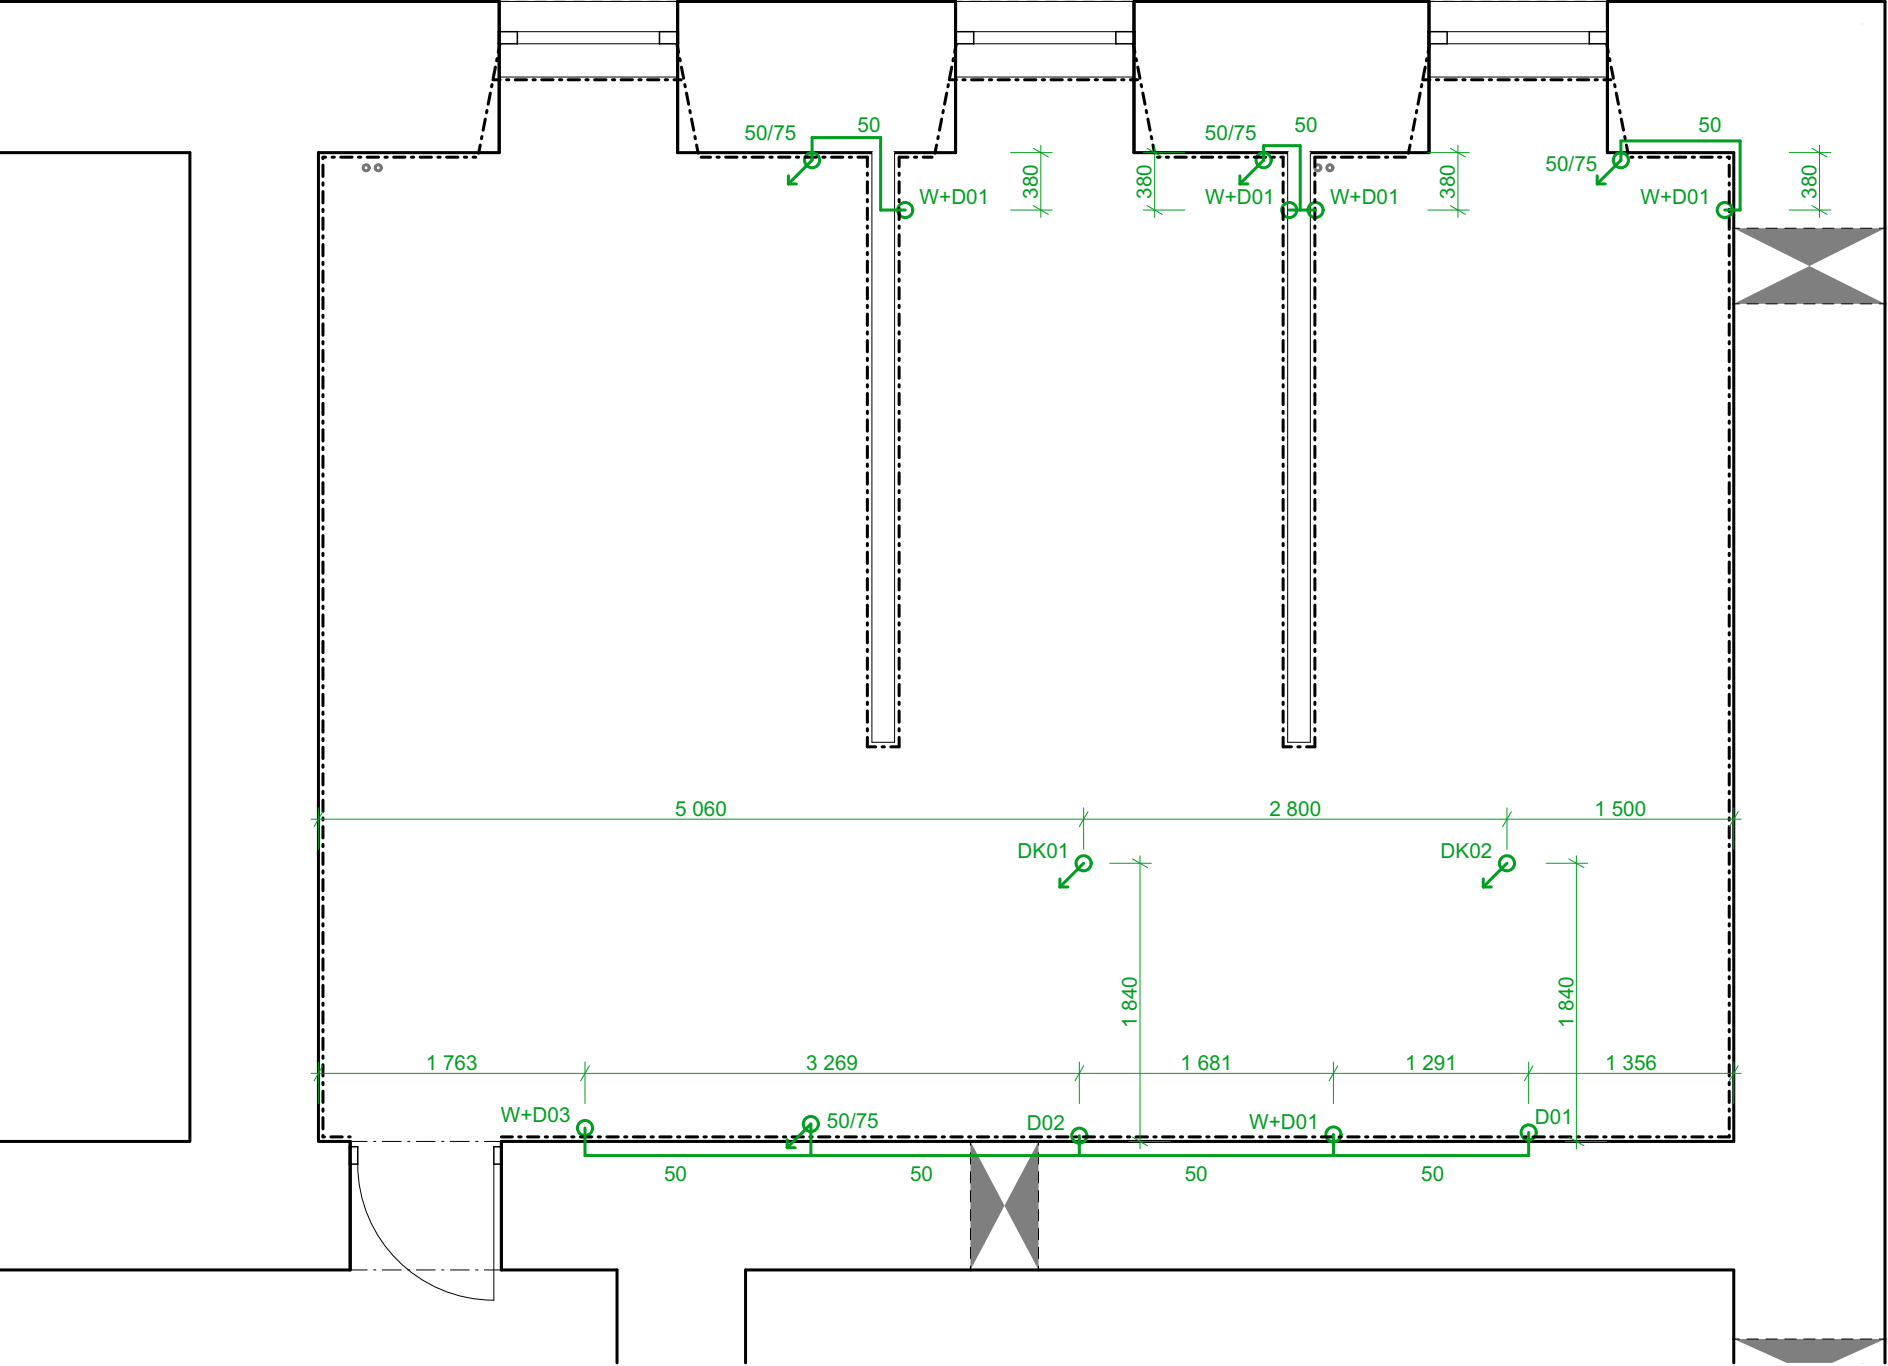

ŘEZ 1

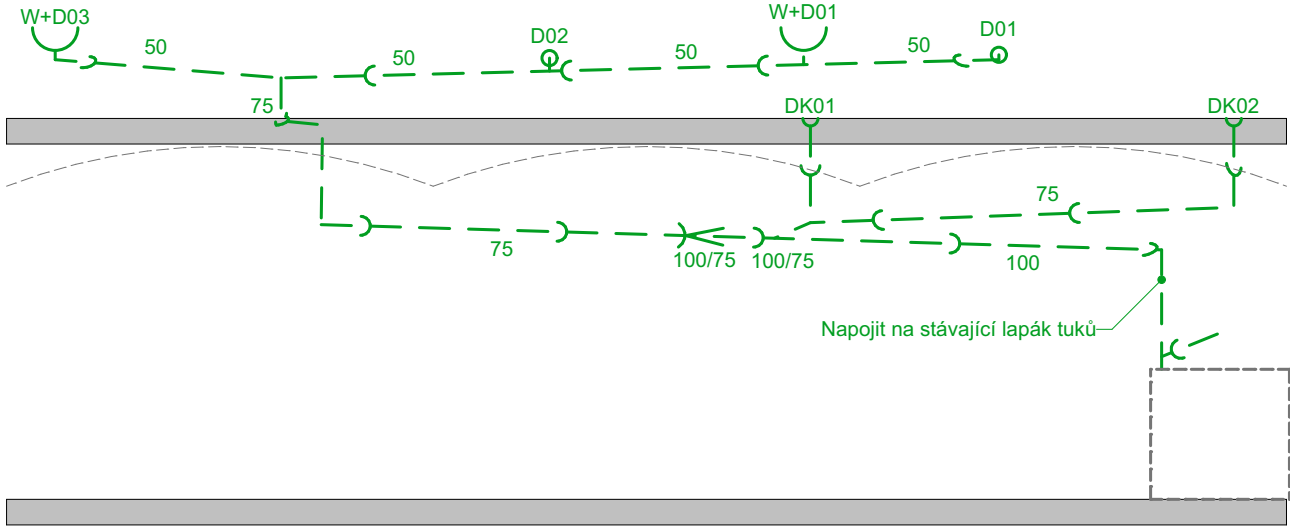

ŘEZ 2

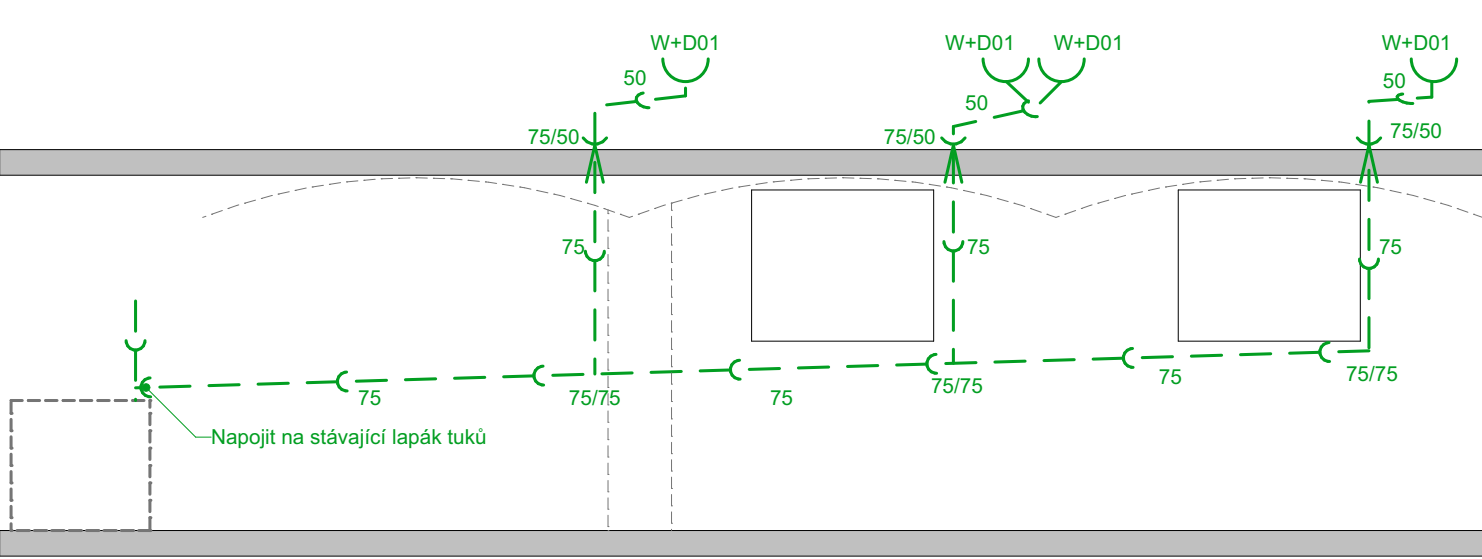

Voda s odpady					
W+D01	3/8" rohový ventil, odpad HT 50mm	připojení teplé a studené vody	jednodřez	páková baterie	350 - 400 mm
W+D02	1/2" PPR, odpad HT 50mm	připojení teplé a studené vody	Připojení dřezu	nástěnná baterie, r=150mm	1200 mm
W+D03	3/8" rohový ventil, odpad HT 50mm	připojení teplé a studené vody	Připojení umyvadla	páková baterie	450 - 500 mm
Odpady a kanálové vpustě					
D01	HT DN 50 mm	připojení odpadu technologie	Myčka nádobí	s protizápachovou uzávěrou	350 mm
D02	HT DN 50 mm	připojení odpadu technologie	Convotherm	s protizápachovou uzávěrou	350 mm
DK01	HT DN 50 mm	připojení odpadu vpustě 150x150mm	Kanálová vpust'	s protizápachovou uzávěrou	ukončeno vyústěním 90°
DK02	HT DN 50 mm	připojení odpadu vpustě 150x150mm	Kanálová vpust'	s protizápachovou uzávěrou	ukončeno vyústěním 90°

Název projektu: **Stavební úpravy učebny Střední školy Opavská 22, Vítkov**
Investor: Střední škola Odry, Sokolovská 647/1, 742 35 Odry, IČ: 00577910



HL projektant: Ing. Martin Plešek
Kontroloval: Ing. arch. Tomáš Kudělka
Projekt: Kudělka s.r.o., IČO:27835511, Kunín 104, 74253 Kunín
Datum: 07/2026
Formát: 594mm/420mm
Měřítko: 1:50
D.1.2.1. TZB - ODPADY