



PŮDORYS 1NP 1:50

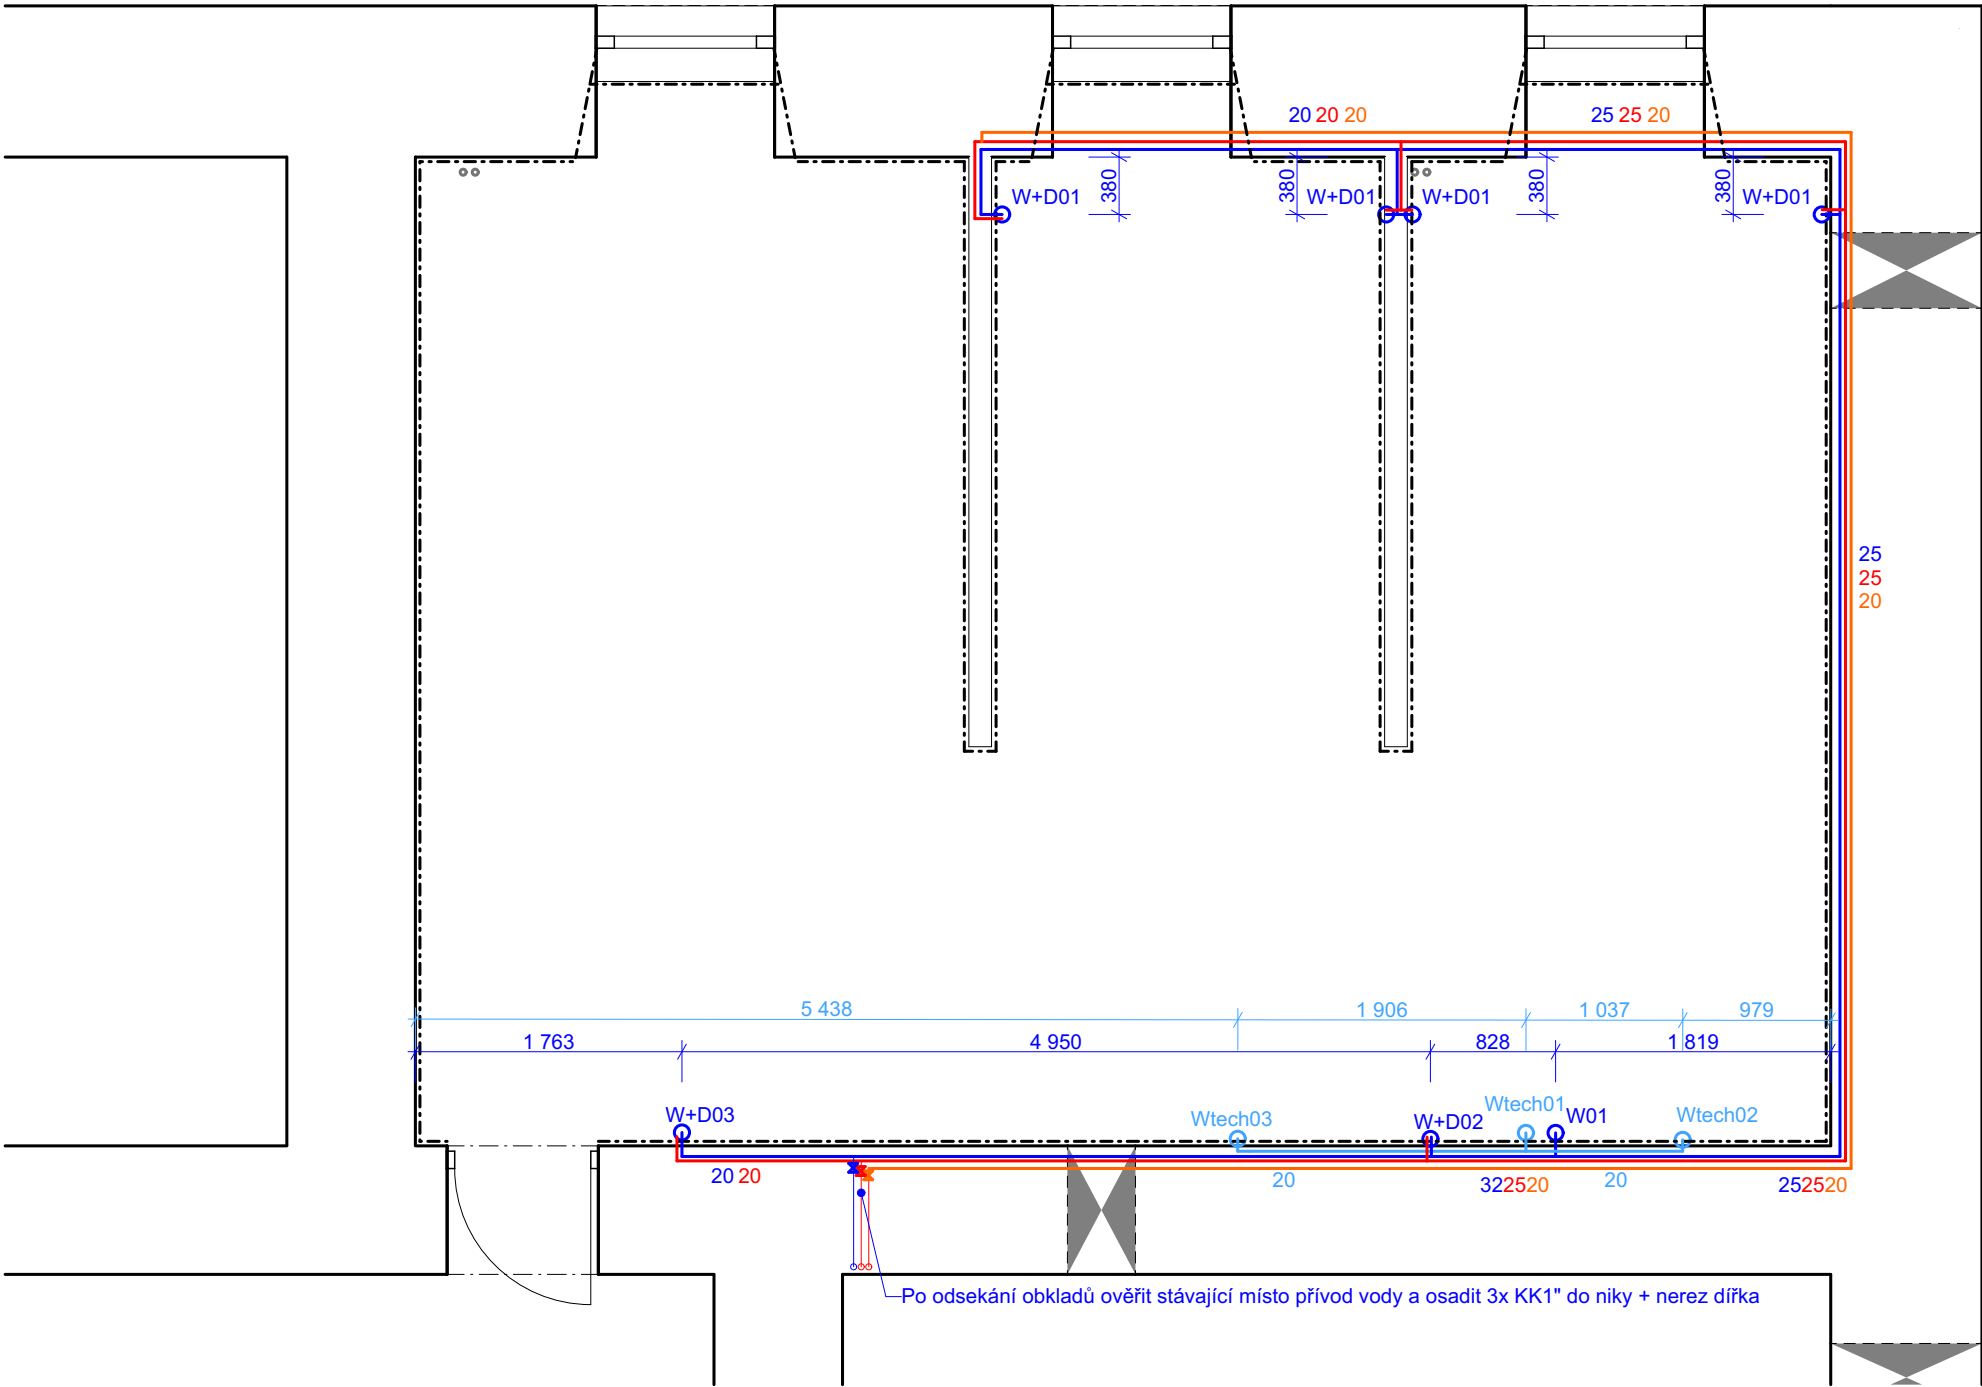

AXONOMETRIE

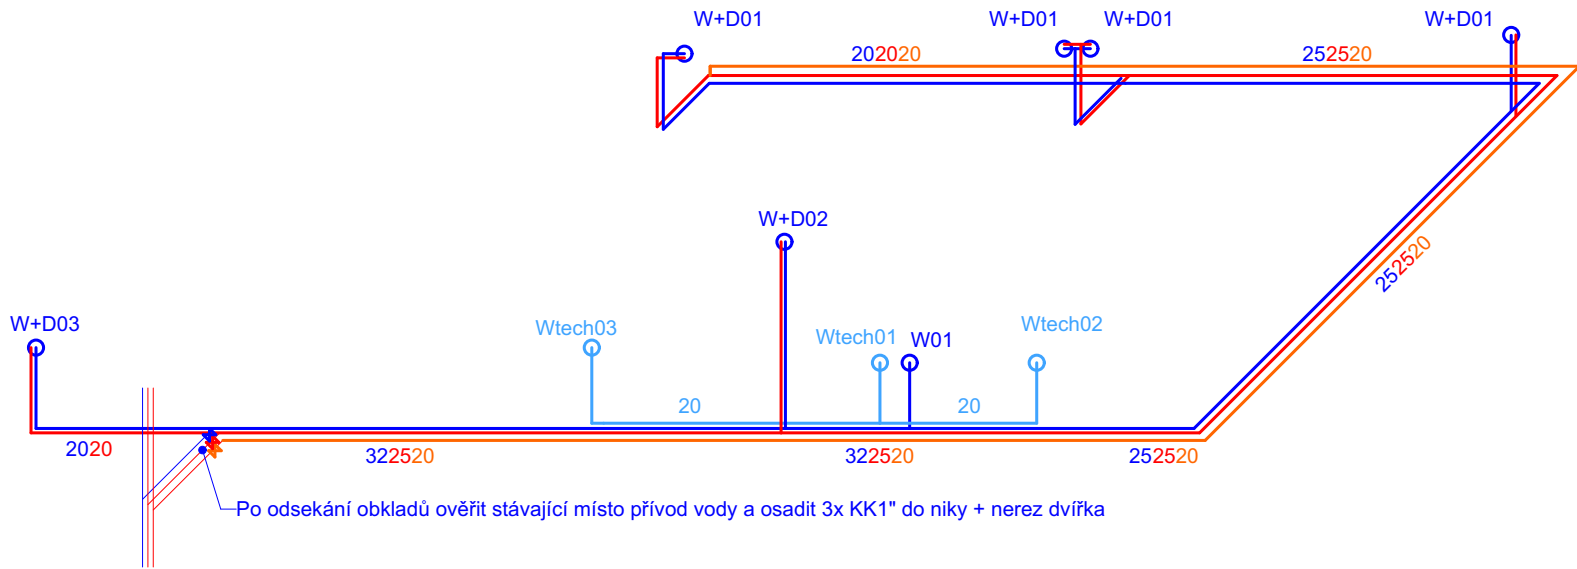

Pozn.:
-přesné pozice přípojnych míst překontrolovat s dodavatelem gastro

Voda					
W01	G 3/4" kulový ventil, vnější závit, v= max. do 400mm	Přívod	Změkčovač vody		400 mm
Wtech01	G 3/4" kulový ventil, vnější závit, v= max. do 400mm	Odvod	Změkčovač vody	PPR 20	400 mm
Wtech02	G 3/4" kulový ventil, vnější závit, v= max. do 400mm	Připojení technologie	Myčka nádobí		400 mm
Wtech03	G 3/4" kulový ventil, vnější závit, v= max. do 500mm	Připojení technologie	Convotherm		500 mm
Voda s odpady					
W+D01	3/8" rohový ventil, odpad HT 50mm	připojení teplé a studené vody	jednodřez	páková baterie	350 - 400 mm
W+D02	1/2" PPR, odpad HT 50mm	připojení teplé a studené vody	Připojení dřezu	nástěnná baterie, r=150mm	1200 mm
W+D03	3/8" rohový ventil, odpad HT 50mm	připojení teplé a studené vody	Připojení umyvadla	páková baterie	450 - 500 mm

Název projektu: **Stavební úpravy učebny Střední školy Opavská 22, Vítkov**
Investor: Střední škola Odry, Sokolovská 647/1, 742 35 Odry, IČ: 00577910



HL. projektant: Ing. Martin Plešek
Kontroloval: Ing. arch. Tomáš Kudělka
Projekt: Kudělka s.r.o., IČO:27835511, Kunín 104, 74253 Kunín
Datum: 07/2026
Formát: 594mm/420mm
Měřítko: 1:50
D.1.2.2. TZB - VODOINSTALACE