



PŮDORYSNÉ SCHÉMA ROZVODŮ VZT

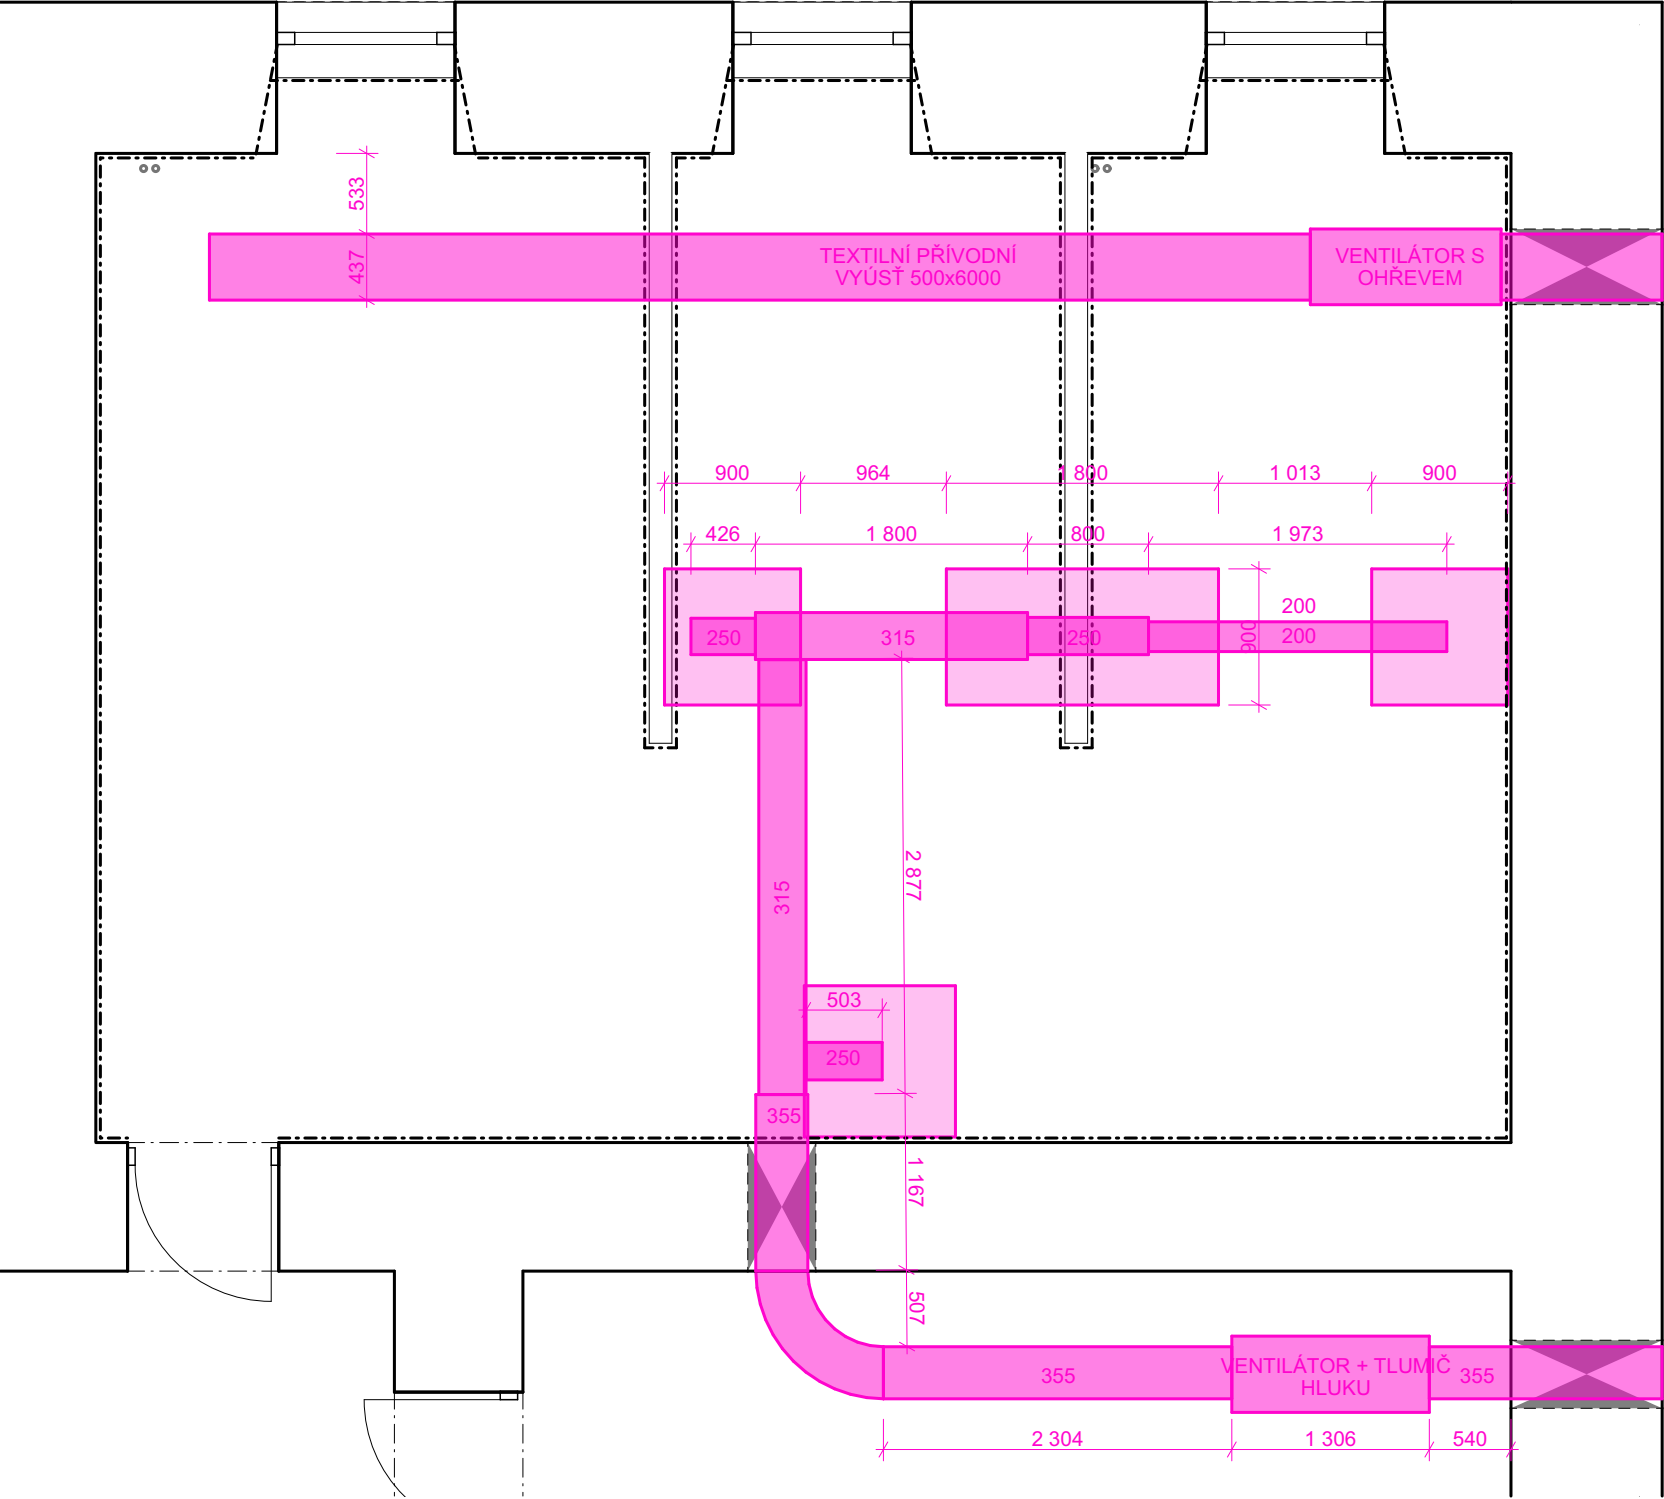

Legenda

- Digestoře
- Potrubní dílce a technologie VZT

ŘEZ A-A

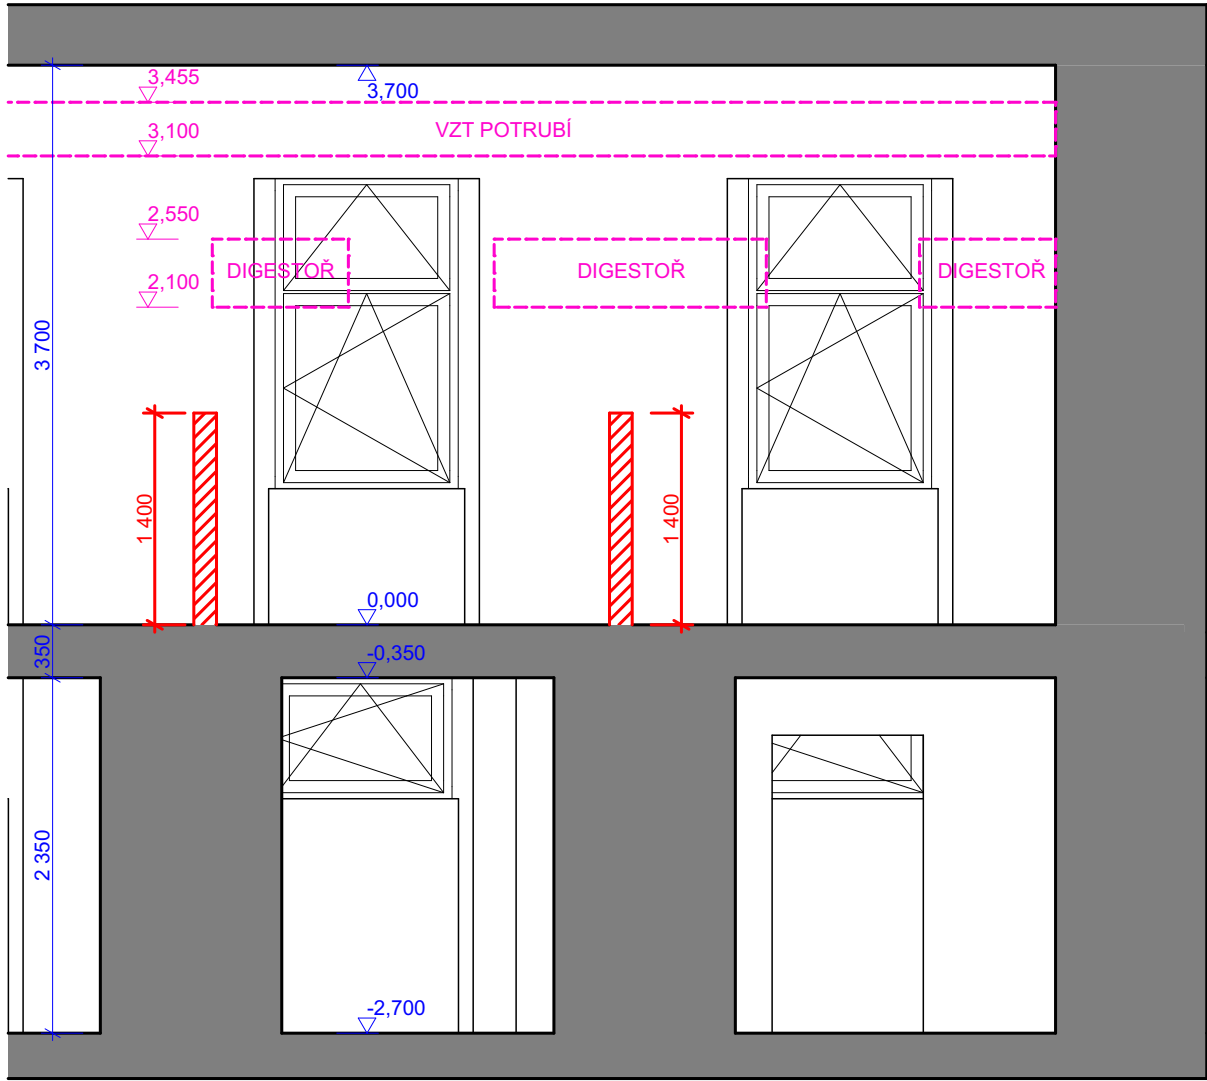

Název projektu: **Stavební úpravy učebny Střední školy Opavská 22, Vítkov**
Investor: Střední škola Odry, Sokolovská 647/1, 742 35 Odry, IČ: 00577910



Hl. projektant: Ing. Martin Plešek
Kontroloval: Ing. arch. Tomáš Kudělka
Projekt: Kudělka s.r.o., IČO:27835511, Kunín 104, 74253 Kunín
Datum: 07/2026
Formát: 420mm/297mm
Měřítko: 1:50
D.1.2.3. TZB - VZDUCHOTECHNIKA

Autorizace