
 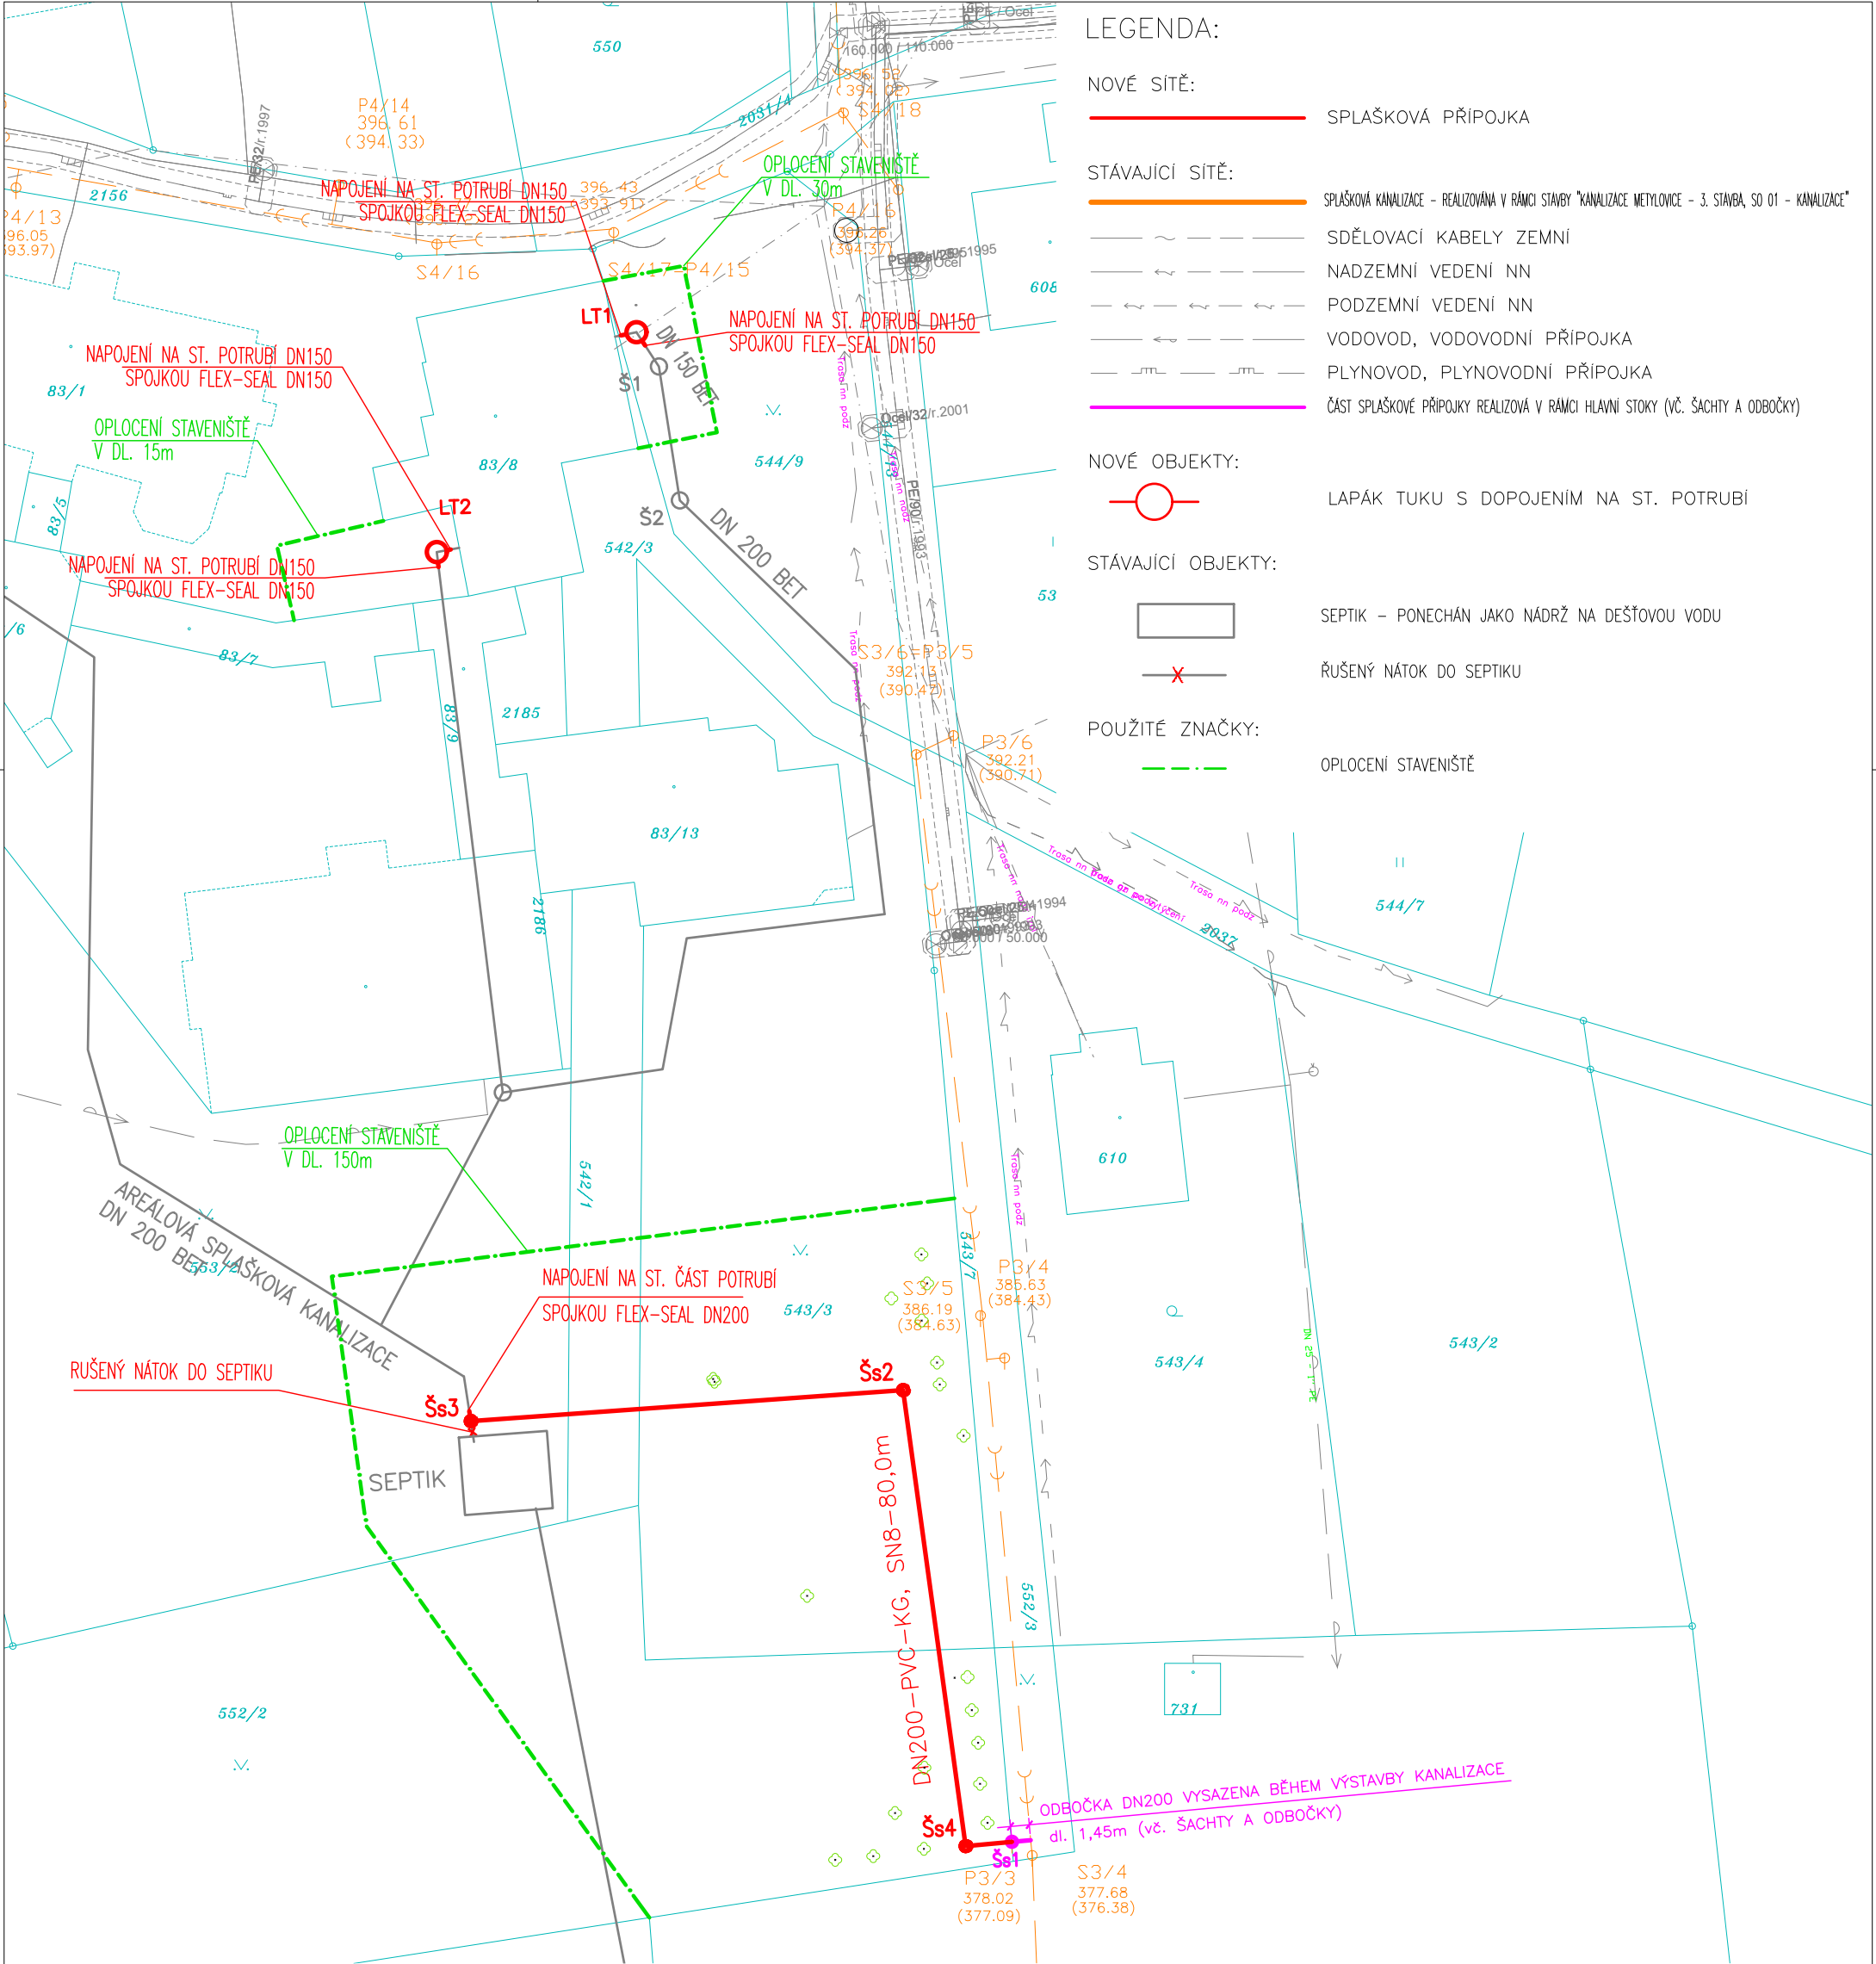
 
 




VÝPIS VYTÝČOVACÍCH SOUŘADNIC:

|        |                  |                   |                            |
|--------|------------------|-------------------|----------------------------|
| Šs1    | X = -468661.2979 | Y = -1127121.5750 | NAPOJENÍ NA STOKU DN250 PP |
| Šs2    | X = -468662.7410 | Y = -1127121.7070 |                            |
| Šs3    | X = -468671.1002 | Y = -1127087.0070 |                            |
| Šs4    | X = -468704.3026 | Y = -1127089.3816 | NAPOJENÍ NA ZTI            |
| SEPTIK | X = -468666.2934 | Y = -1127122.0320 |                            |
| LT1    | X = -468701.3396 | Y = -1127092.7588 |                            |
| LT2    | X = -468691.6424 | Y = -1127003.6557 | LAPÁK TUKU                 |
|        | X = -468706.9191 | Y = -1127022.6314 | LAPÁK TUKU                 |

VÝŠKOPISNÝ SYSTÉM: BpV  
POLOHOPISNÝ SYSTÉM: S-JTSK

|                                                                                                                   |                                                                                                                       |                                 |                                                                                                                              |                                                                                                                                                                   |
|-------------------------------------------------------------------------------------------------------------------|-----------------------------------------------------------------------------------------------------------------------|---------------------------------|------------------------------------------------------------------------------------------------------------------------------|-------------------------------------------------------------------------------------------------------------------------------------------------------------------|
| Kreslil:<br>ING. VÝTISKOVÁ<br> | Projektant:<br>ING. VÝTISKOVÁ<br> | Odp. projektant:<br>ING. COUFAL | Techn. kontrola:<br>ING. KASAL PH.D<br> | <br>VODOHOSPODÁŘSKÝ<br>ROZVOJ A VÝSTAVBA a.s.<br>Nábřeží 4<br>150 56 Praha 5 |
| Kraj: MORAVSKOSLEZSKÝ                                                                                             |                                                                                                                       | Obec: METYLOVICE                |                                                                                                                              |                                                                                                                                                                   |
| Investor: Odborný léčebný ústav Metylovice - Moravskoslezské sanatorium, p.o. č.p.1, Metylovice, 739 49           |                                                                                                                       |                                 |                                                                                                                              | Soubor: 02.Situace.dwg                                                                                                                                            |
| Název stavby:<br>KANALIZAČNÍ PŘÍPOJKY V OBCI METYLOVICE<br>PROJEKTOVÁ A INŽENÝRSKÁ ČINNOST                        |                                                                                                                       |                                 |                                                                                                                              | Formát: 2 x A4                                                                                                                                                    |
|                                                                                                                   |                                                                                                                       |                                 |                                                                                                                              | Datum: SRPEN 2025                                                                                                                                                 |
| Část projektu: P3/3 - SPLAŠKOVÁ PŘÍPOJKA PRO p.č. 552/2                                                           |                                                                                                                       |                                 |                                                                                                                              | Stupeň: DPS                                                                                                                                                       |
| Příloha: SITUACE                                                                                                  |                                                                                                                       |                                 |                                                                                                                              | Č. zakázky: 5909/002                                                                                                                                              |
| -                                                                                                                 |                                                                                                                       |                                 |                                                                                                                              | Měřítko: 1:500                                                                                                                                                    |
|                                                                                                                   |                                                                                                                       |                                 |                                                                                                                              | Číslo přílohy: 02.                                                                                                                                                |

Tento výkres a jeho přílohy jsou duševním vlastnictvím akciové společnosti Vodohospodářský rozvoj a výstavba, a.s.