


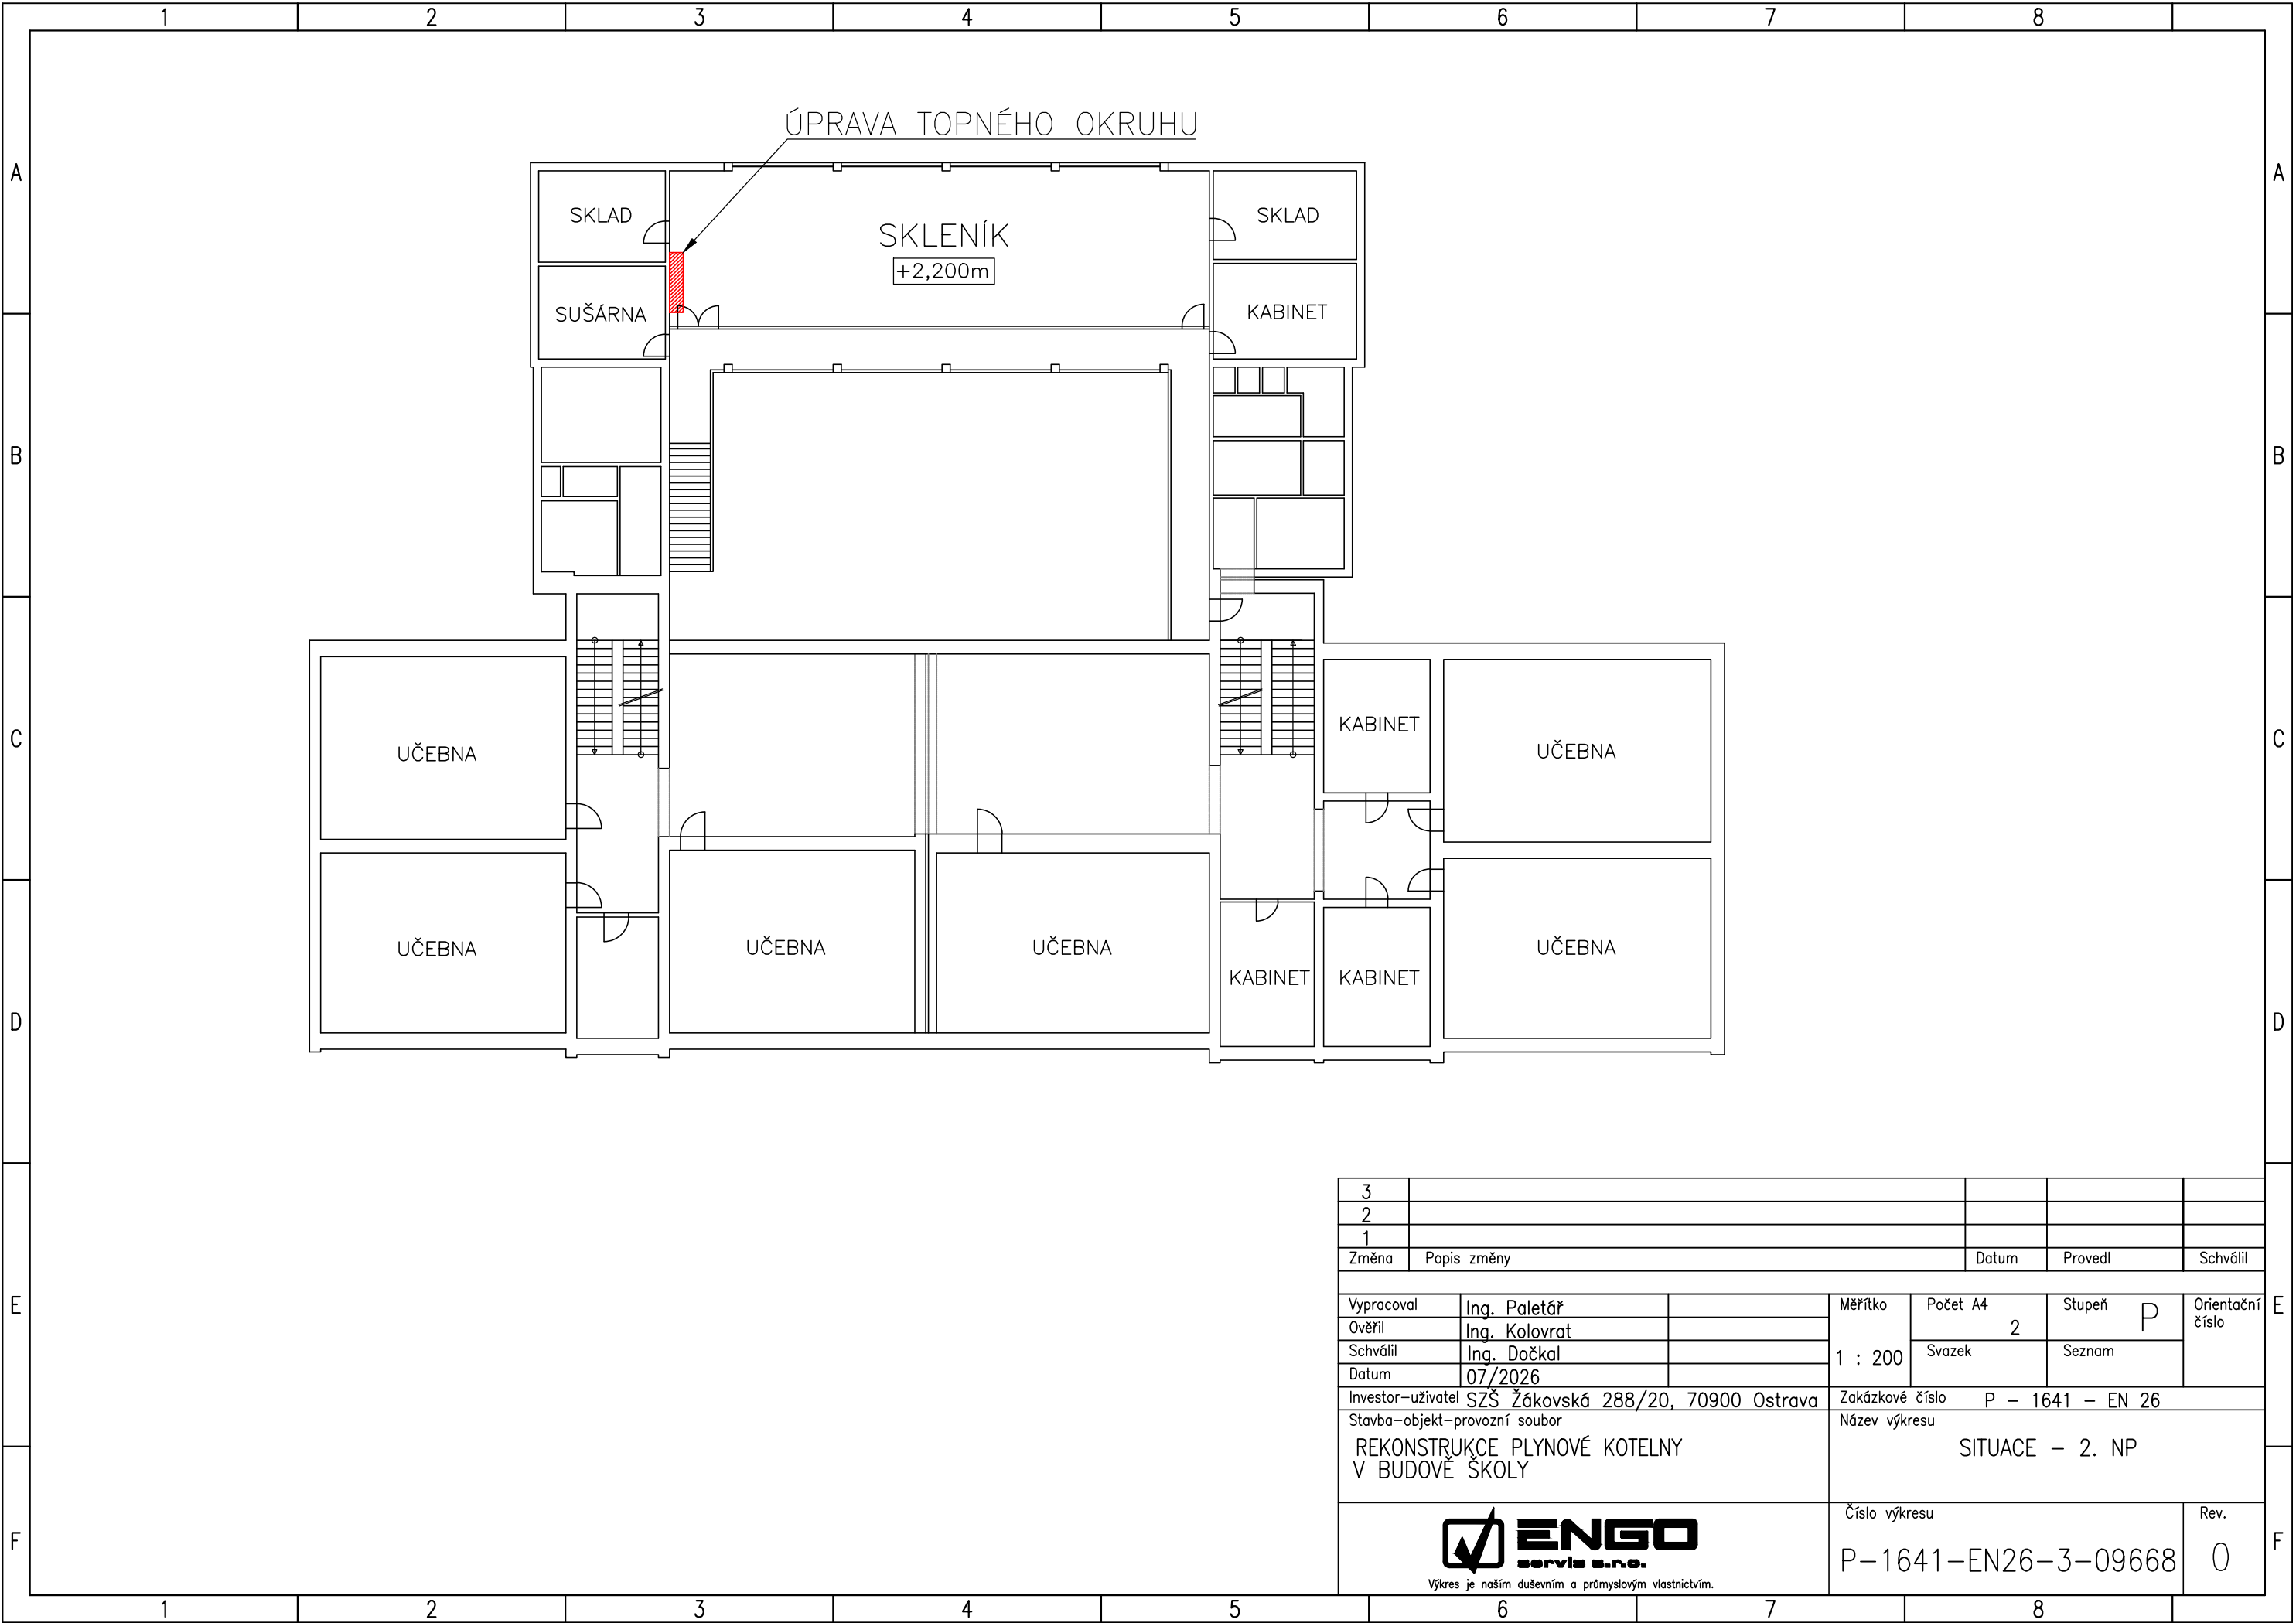

3								
2								
1								
Změna	Popis změny			Datum	Provedl	Schválil		
Vypracoval	Ing. Paletář			Měřítko 1 : 200	Počet A4 2	Stupeň P	Orientační číslo	
Ověřil	Ing. Kolovrat				Svazek			Seznam
Schválil	Ing. Dočkal							
Datum	07/2026							
Investor–uživatel SZŠ Žákovská 288/20, 70900 Ostrava				Zakázkové číslo P – 1641 – EN 26				
Stavba–objekt–provozní soubor				Název výkresu				
REKONSTRUKCE PLYNOVÉ KOTELNY V BUDOVĚ ŠKOLY				SITUACE – 2. NP				
 Výkres je naším duševním a průmyslovým vlastnictvím.				Číslo výkresu		Rev.		
				P–1641–EN26–3–09668		0		