


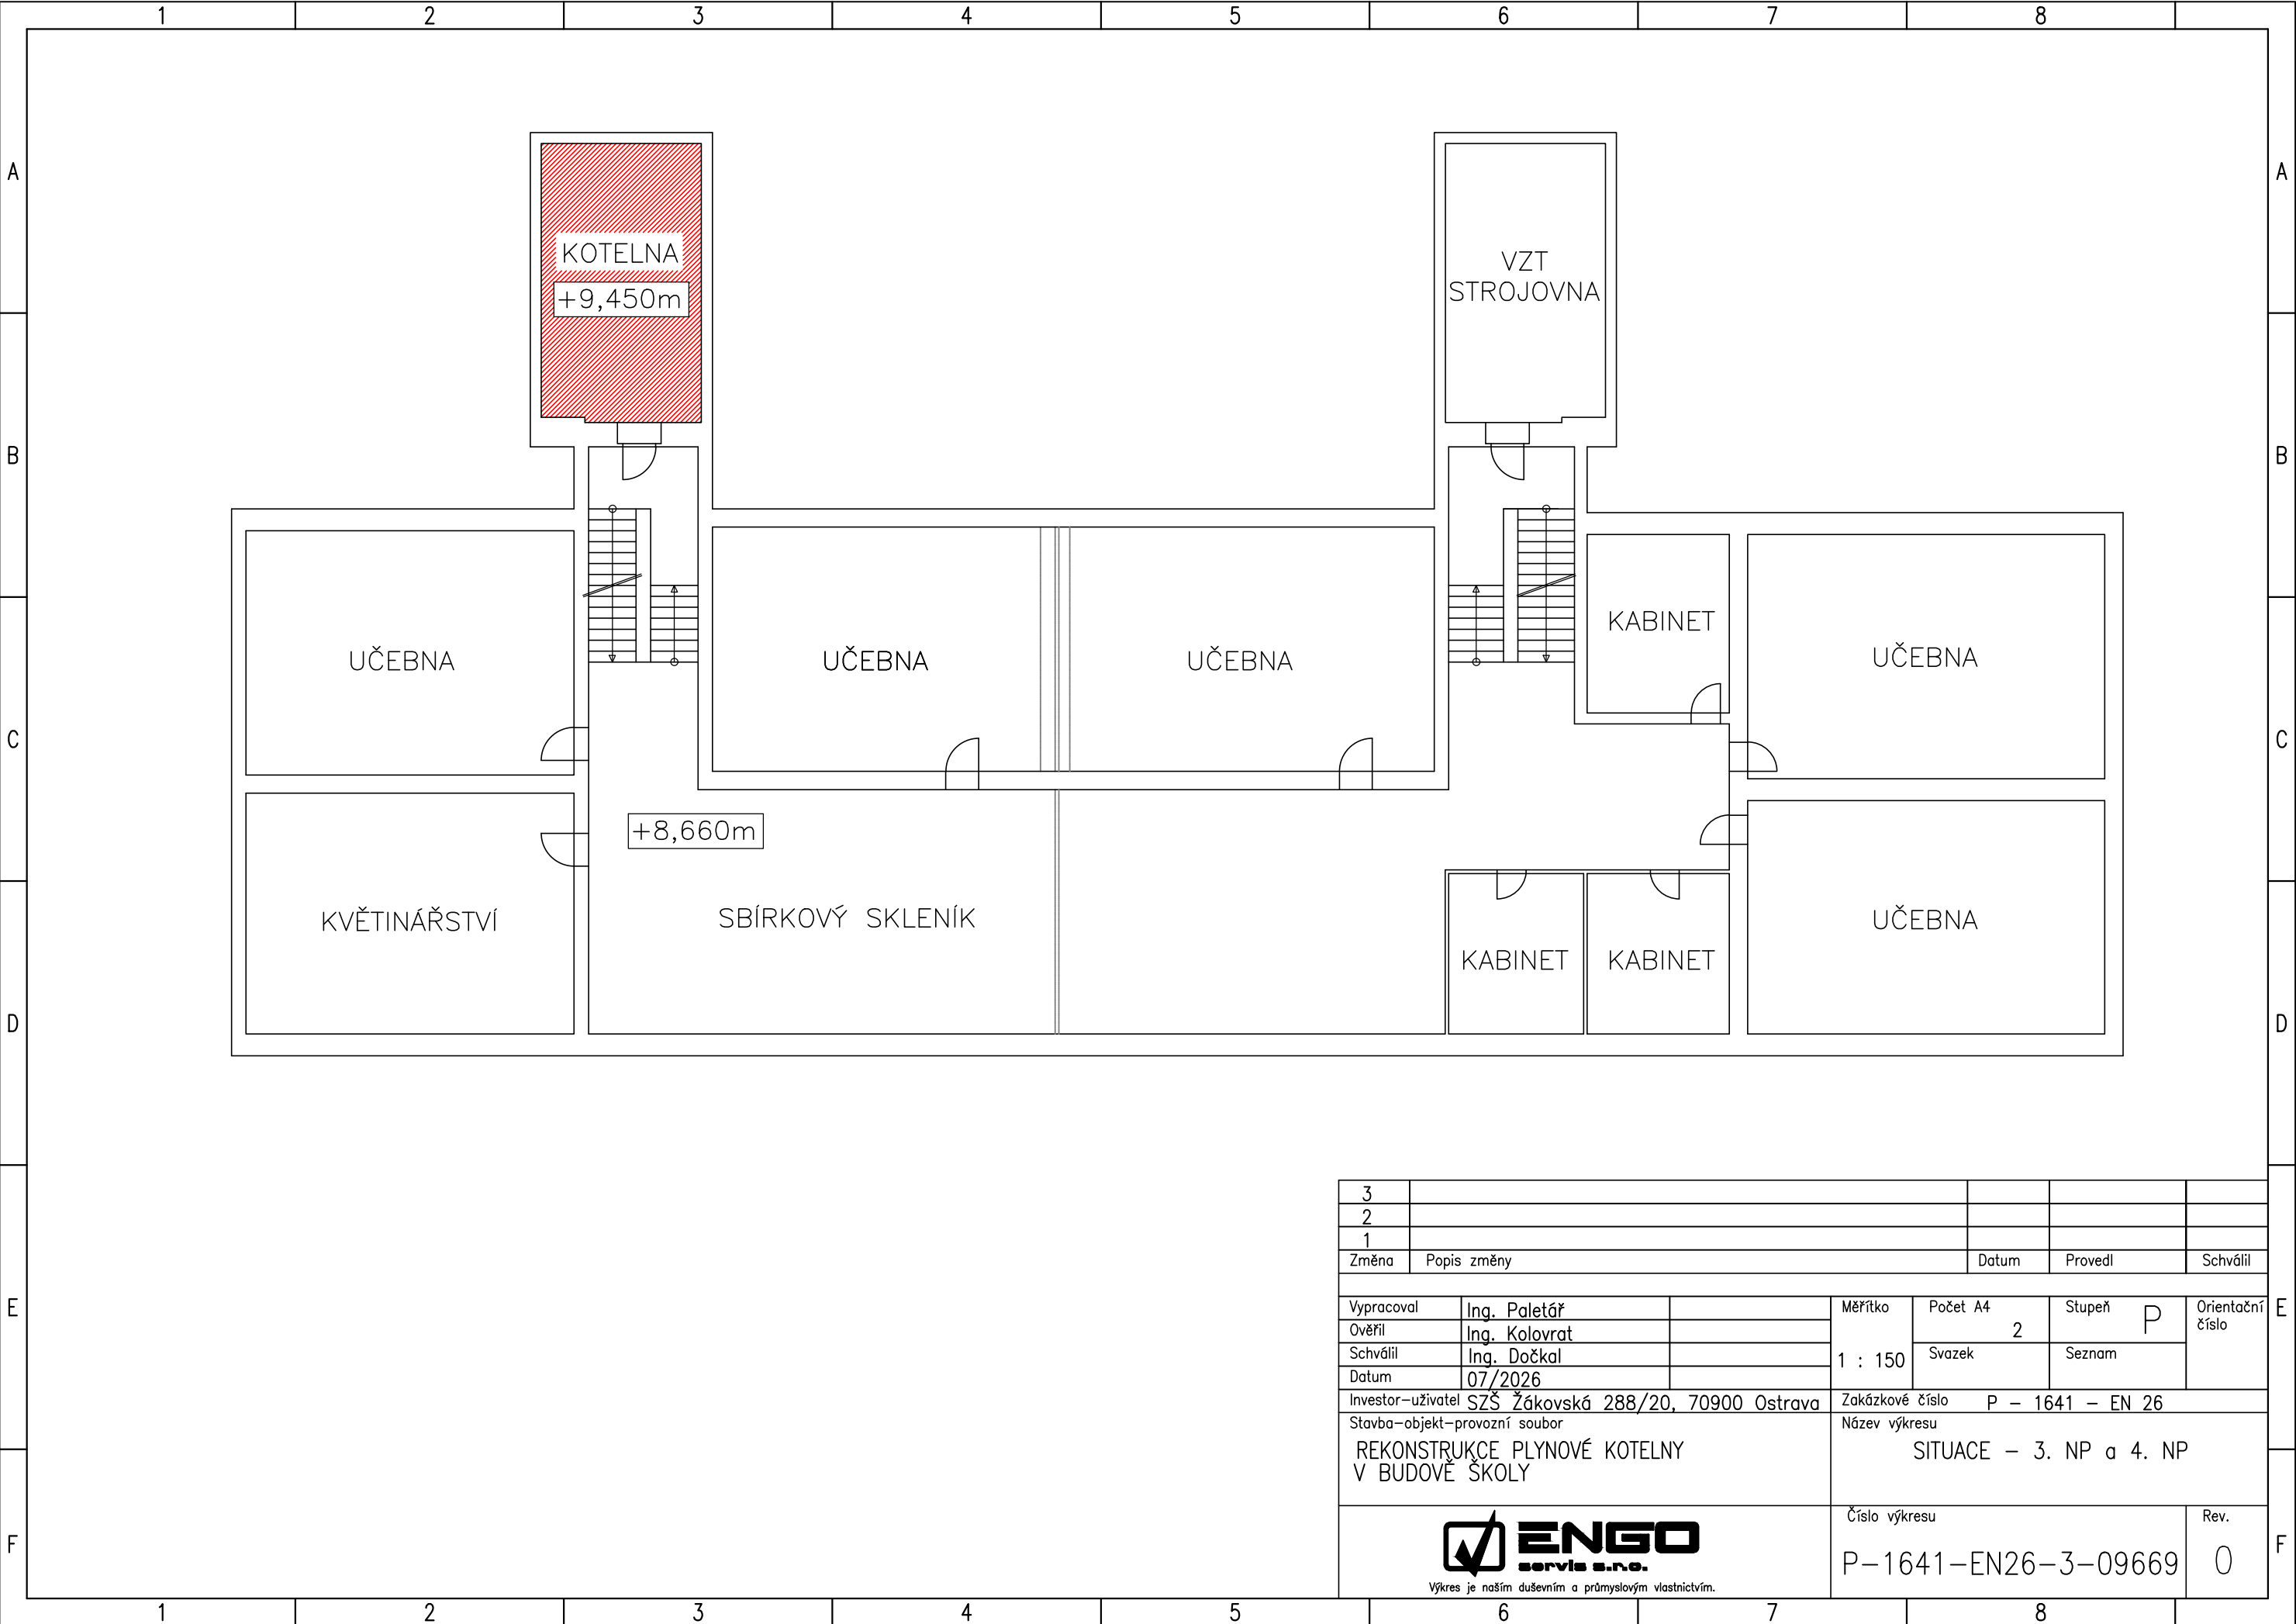

3						
2						
1						
Změna	Popis změny			Datum	Provedl	Schválil
Vypracoval	Ing. Paletář		Měřítko 1 : 150	Počet A4 2	Stupeň P	Orientační číslo
Ověřil	Ing. Kolovrat			Svazek	Seznam	
Schválil	Ing. Dočkal					
Datum	07/2026					
Investor–uživatel			SZŠ Žákovská 288/20, 70900 Ostrava			
Stavba–objekt–provozní soubor			Zakázkové číslo P – 1641 – EN 26			
REKONSTRUKCE PLYNOVÉ KOTELNY V BUDOVĚ ŠKOLY			Název výkresu SITUACE – 3. NP a 4. NP			
 Výkres je naším duševním a průmyslovým vlastnictvím.			Číslo výkresu			Rev.
			P–1641–EN26–3–09669			0